


平 面 図
A1:S= 1 /500 A3:S=1/1000

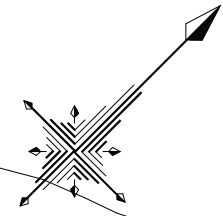

件 名	新庄浄水場誘導灯交換修繕		
施工場所	盛岡市加賀野字桜山地区内		
図 名	位置図・平面図		
図 番	1 / 14	縮 尺	図 示

位 置 図 A1:S=1/15,000 A3:1/30000



施工場所

管理本館

浄水処理棟

3号配水池

排水処理棟

配水池ポンプ室

新設

番号	種類	等級	設備仕様	備考
⑥	通路	C級	両面、防湿形、天井吊下形	

改修

番号	種類	等級	設備仕様	備考
②	避難口	C級	片面、防湿形、壁直付形	
③	〃	〃	〃	
④	〃	〃	〃	
⑤	通路	C級	片面、防湿形、天井吊下形	

撤去


番号	種類	等級	型式	製造業者	備考
①	避難口	小形	FBK-10107-GL15	東芝ライテック株式会社	
②	〃	〃	FBK-1155CW	〃	防雨形
③	〃	〃	FBK-1155CW	〃	防雨形
④	〃	〃	FW11971P	松下電工株式会社	防雨形
⑤	通路	〃	FBK-1156CW	東芝ライテック株式会社	防雨形

配線表

番号	配線仕様	接地線	埋設管	備考
101	⑤～③誘導灯間の既設ケーブルから⑥誘導灯に配線			

件名	新庄浄水場誘導灯交換修繕		
施工場所	盛岡市加賀野字桜山地区内		
図名	管理本館地下1階平面図		
図番	2/14	縮尺	図示

着色部分は修繕対象を示す

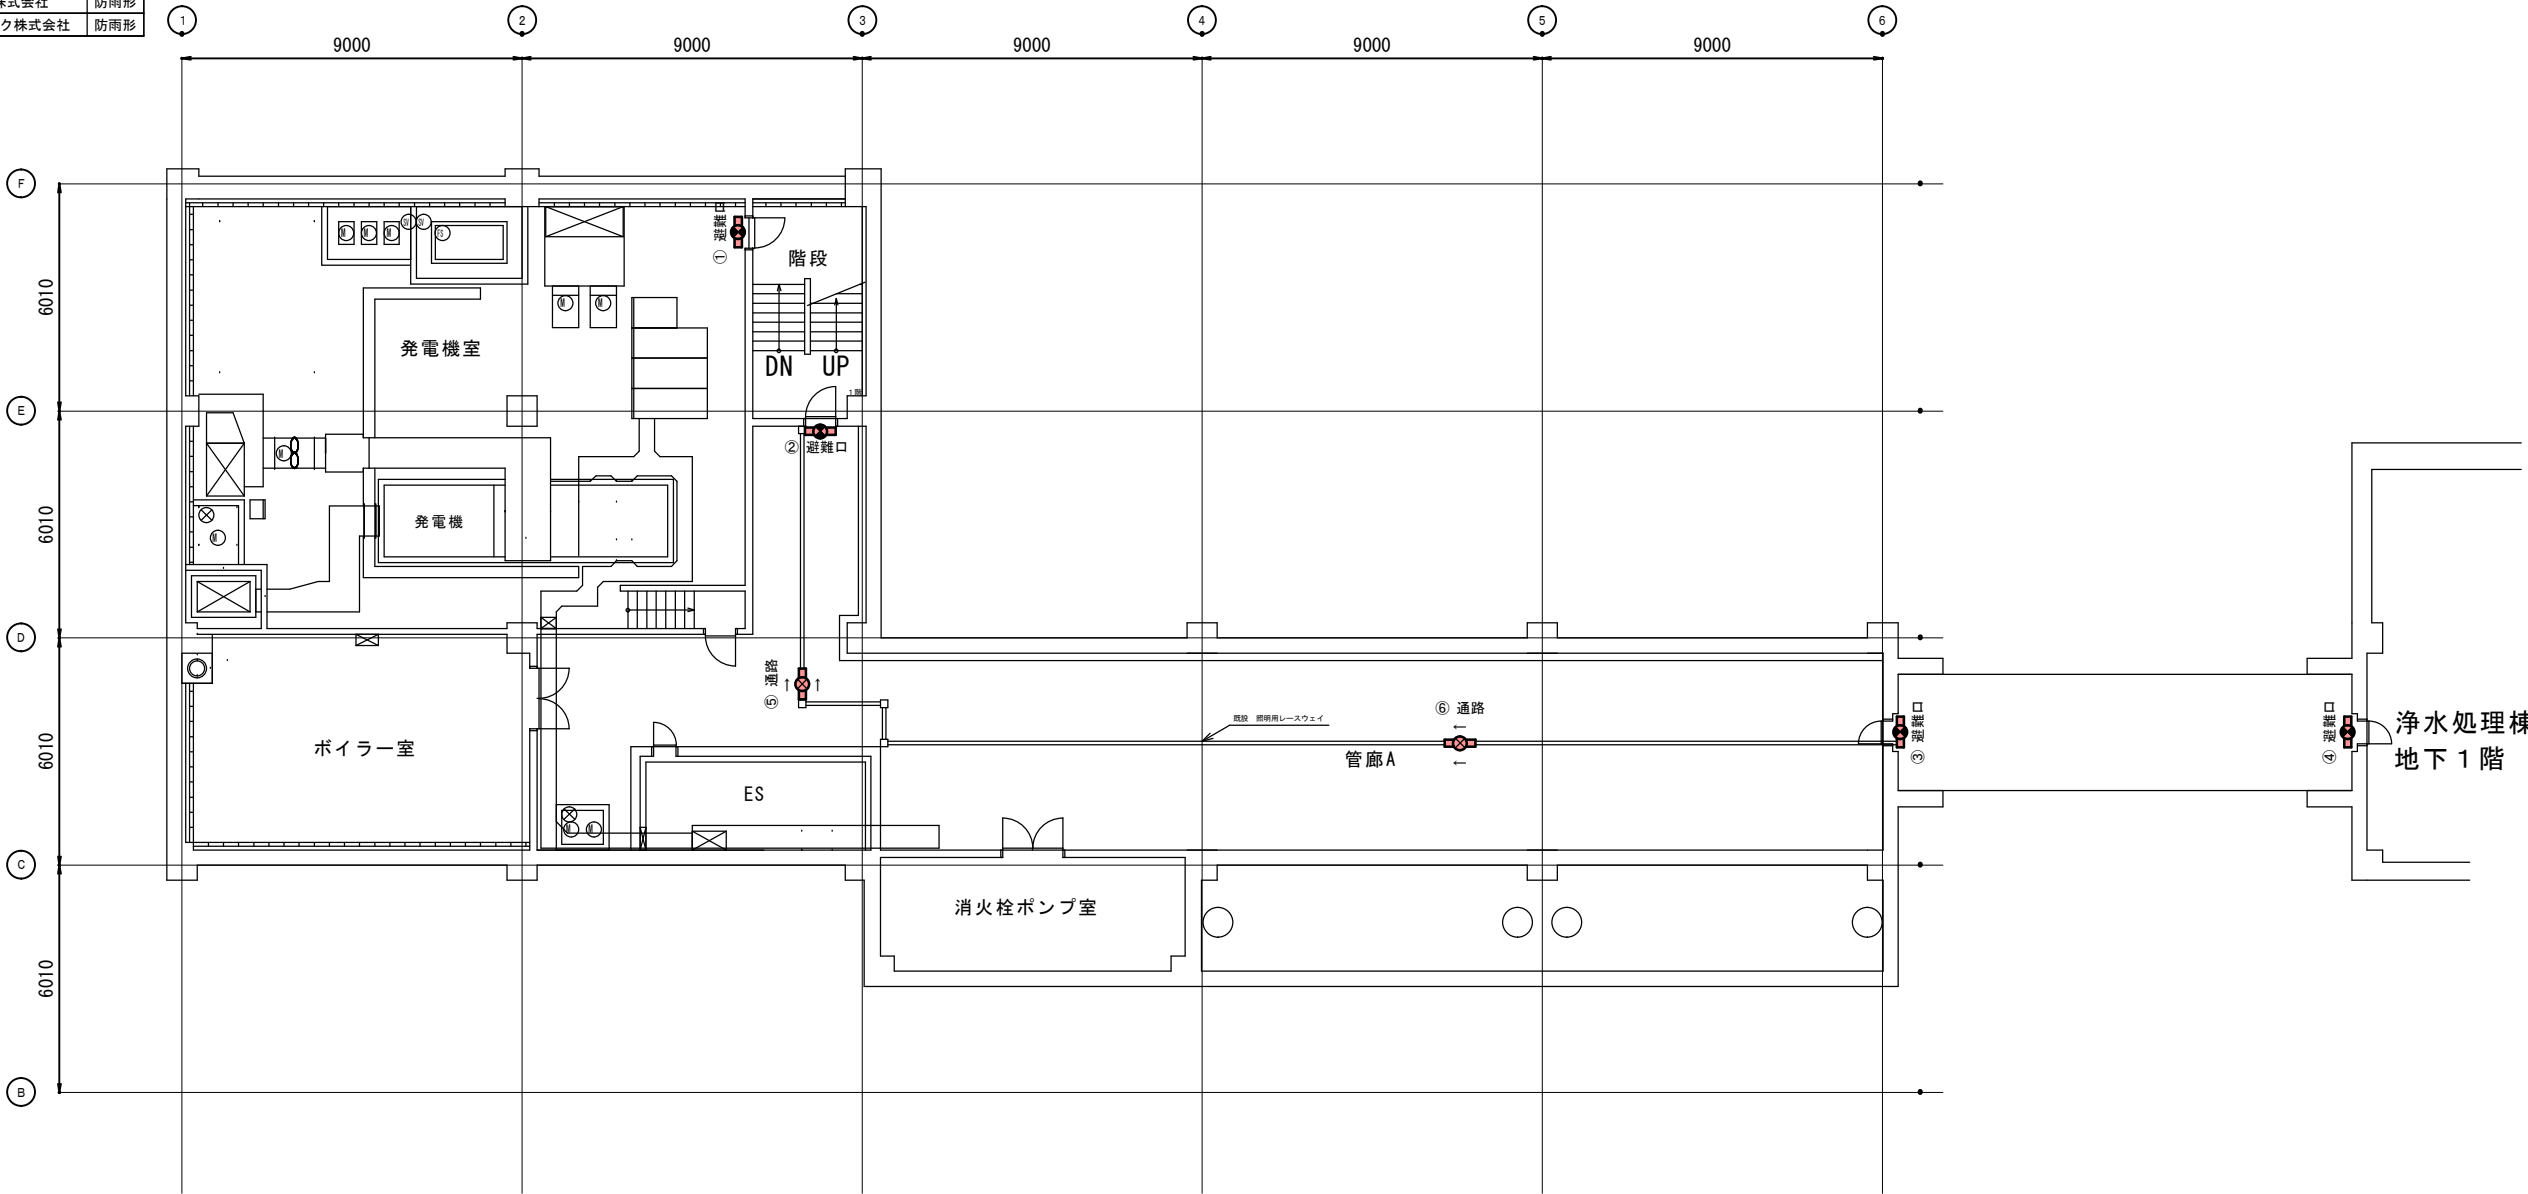

管理本館地下1階 平面図 A1:S=1/100 A3:S=1/200

新設

番号	種類	等級	設備仕様	備考
⑪	通路	C級	片面、天井吊下形	
⑫	"	"	片面、防湿形、天井吊下形	

改修

番号	種類	等級	設備仕様	備考
①	避難口	C級	片面、天井吊下形	
②	"	"	片面、壁直付形	
③	"	B級	片面、防湿形、壁直付形	
④	"	C級	片面、天井吊下形	
⑧	"	"	片面、防湿形、壁直付形	
⑨	"	"	片面、壁直付形	
⑩	通路	"	片面、壁埋込形	

撤去


番号	種類	等級	型式	製造業者	備考
①	避難口	小形	FBK-10107-GL15	東芝ライテック株式会社	
②	"	"	"	"	
③	"	"	FBK-1155CW	"	防雨形
④	"	"	FBK-10107-GL15	"	
⑤	"	"	"	"	
⑥	"	"	"	"	
⑦	"	"	"	"	
⑧	"	"	FBK-1155CW	"	防雨形
⑨	"	"	FBK-10107-GL15	"	
⑩	通路	"	FBK-1197 ST1-FBC10-101	"	埋込形

配線表

番号	自	至	配線仕様	接地線	電線管	備考
102	④避難口誘導灯	⑪通路誘導灯	1V2.0×2本		PF14	
103	⑧避難口誘導灯	ブルボックス	1V2.0×2本		PF14	
104	ブルボックス	⑫通路誘導灯	1V2.0×2本			既設レースウェイ内に配線

件名	新庄浄水場誘導灯交換修繕			
施工場所	盛岡市加賀野字桜山地利内			
図名	管理本館1階平面図			
図番	3/14	縮尺	図示	

着色部分は修繕対象を示す

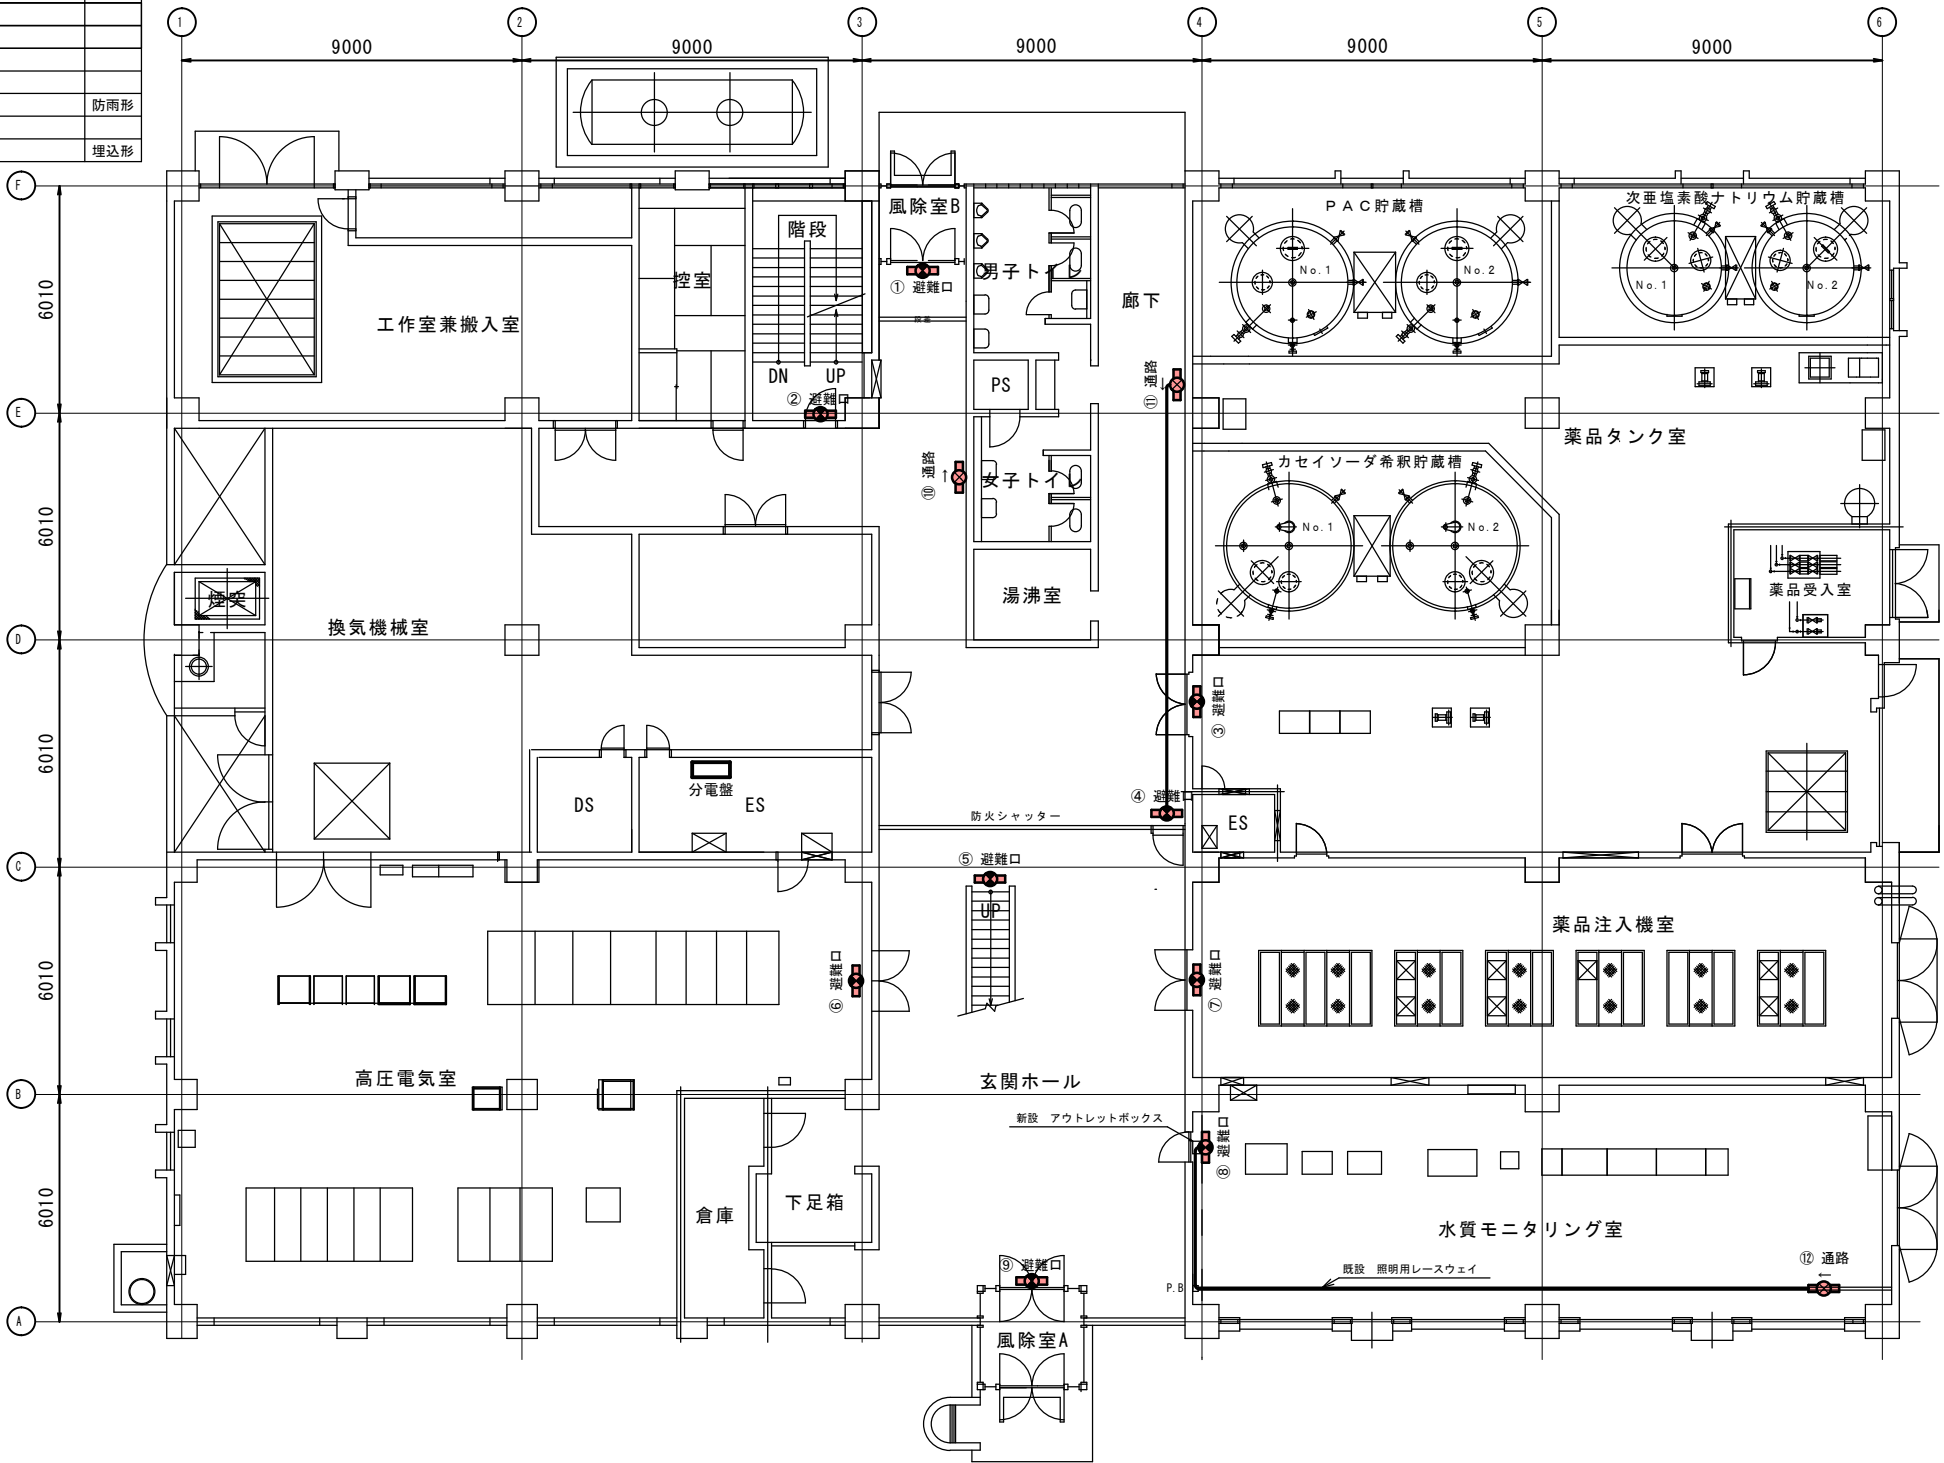

管理本館 1 階 平面図 A1:S=1/100 A3:S=1/200

新設

番号	種類	等級	設備仕様	備考
⑫	通路	C級	片面、天井吊下形	
⑬	"	"	両面、天井吊下形	

改修

番号	種類	等級	設備仕様	備考
①	避難口	C級	片面、壁直付形	
②	"	"	"	
③	"	B級	片面、壁直付形	
④	"	C級	片面、天井吊下形	
⑤	"	"	"	
⑥	"	B級	片面、壁直付形	
⑦	"	C級	片面、天井吊下形	
⑧	通路	"	両面、天井吊下形	
⑨	"	"	"	
⑩	"	"	"	
⑪	"	"	片面、壁埋込形	

撤去


番号	種類	等級	型式	製造業者	備考
①	避難口	小形	FBK-10107-GL15	東芝ライテック株式会社	
②	"	"	FBK-10107-GL15	"	
③	"	"	FBK-10107-GL15	"	
④	"	"	FBK-10107-GL15	"	
⑤	"	中形	FBK-20108-GL15	"	
⑥	"	"	FBK-10107-GL15	"	
⑦	"	"	FBK-10107-GL15	"	
⑧	通路	"	FBK-10107-GL15	"	
⑨	"	"	FBK-10107-GL15	"	
⑩	"	"	FBK-10107-GL15	"	
⑪	"	"	FBK-1197 ST1-FBC10-101	"	埋込形

配線表

番号	自	至	配線仕様	接地線	電線管	備考
105	⑨通路誘導灯	⑫通路誘導灯	1V2.0×2本		PF14	
106	⑧避難口誘導灯	⑬通路誘導灯	1V2.0×2本			既設レースウェイ内に配線

件名	新庄浄水場誘導灯交換修繕		
施工場所	盛岡市加賀野字桜山地区内		
図名	管理本館2階平面図		
図番	4/14	縮尺	図示

着色部分は修繕対象を示す

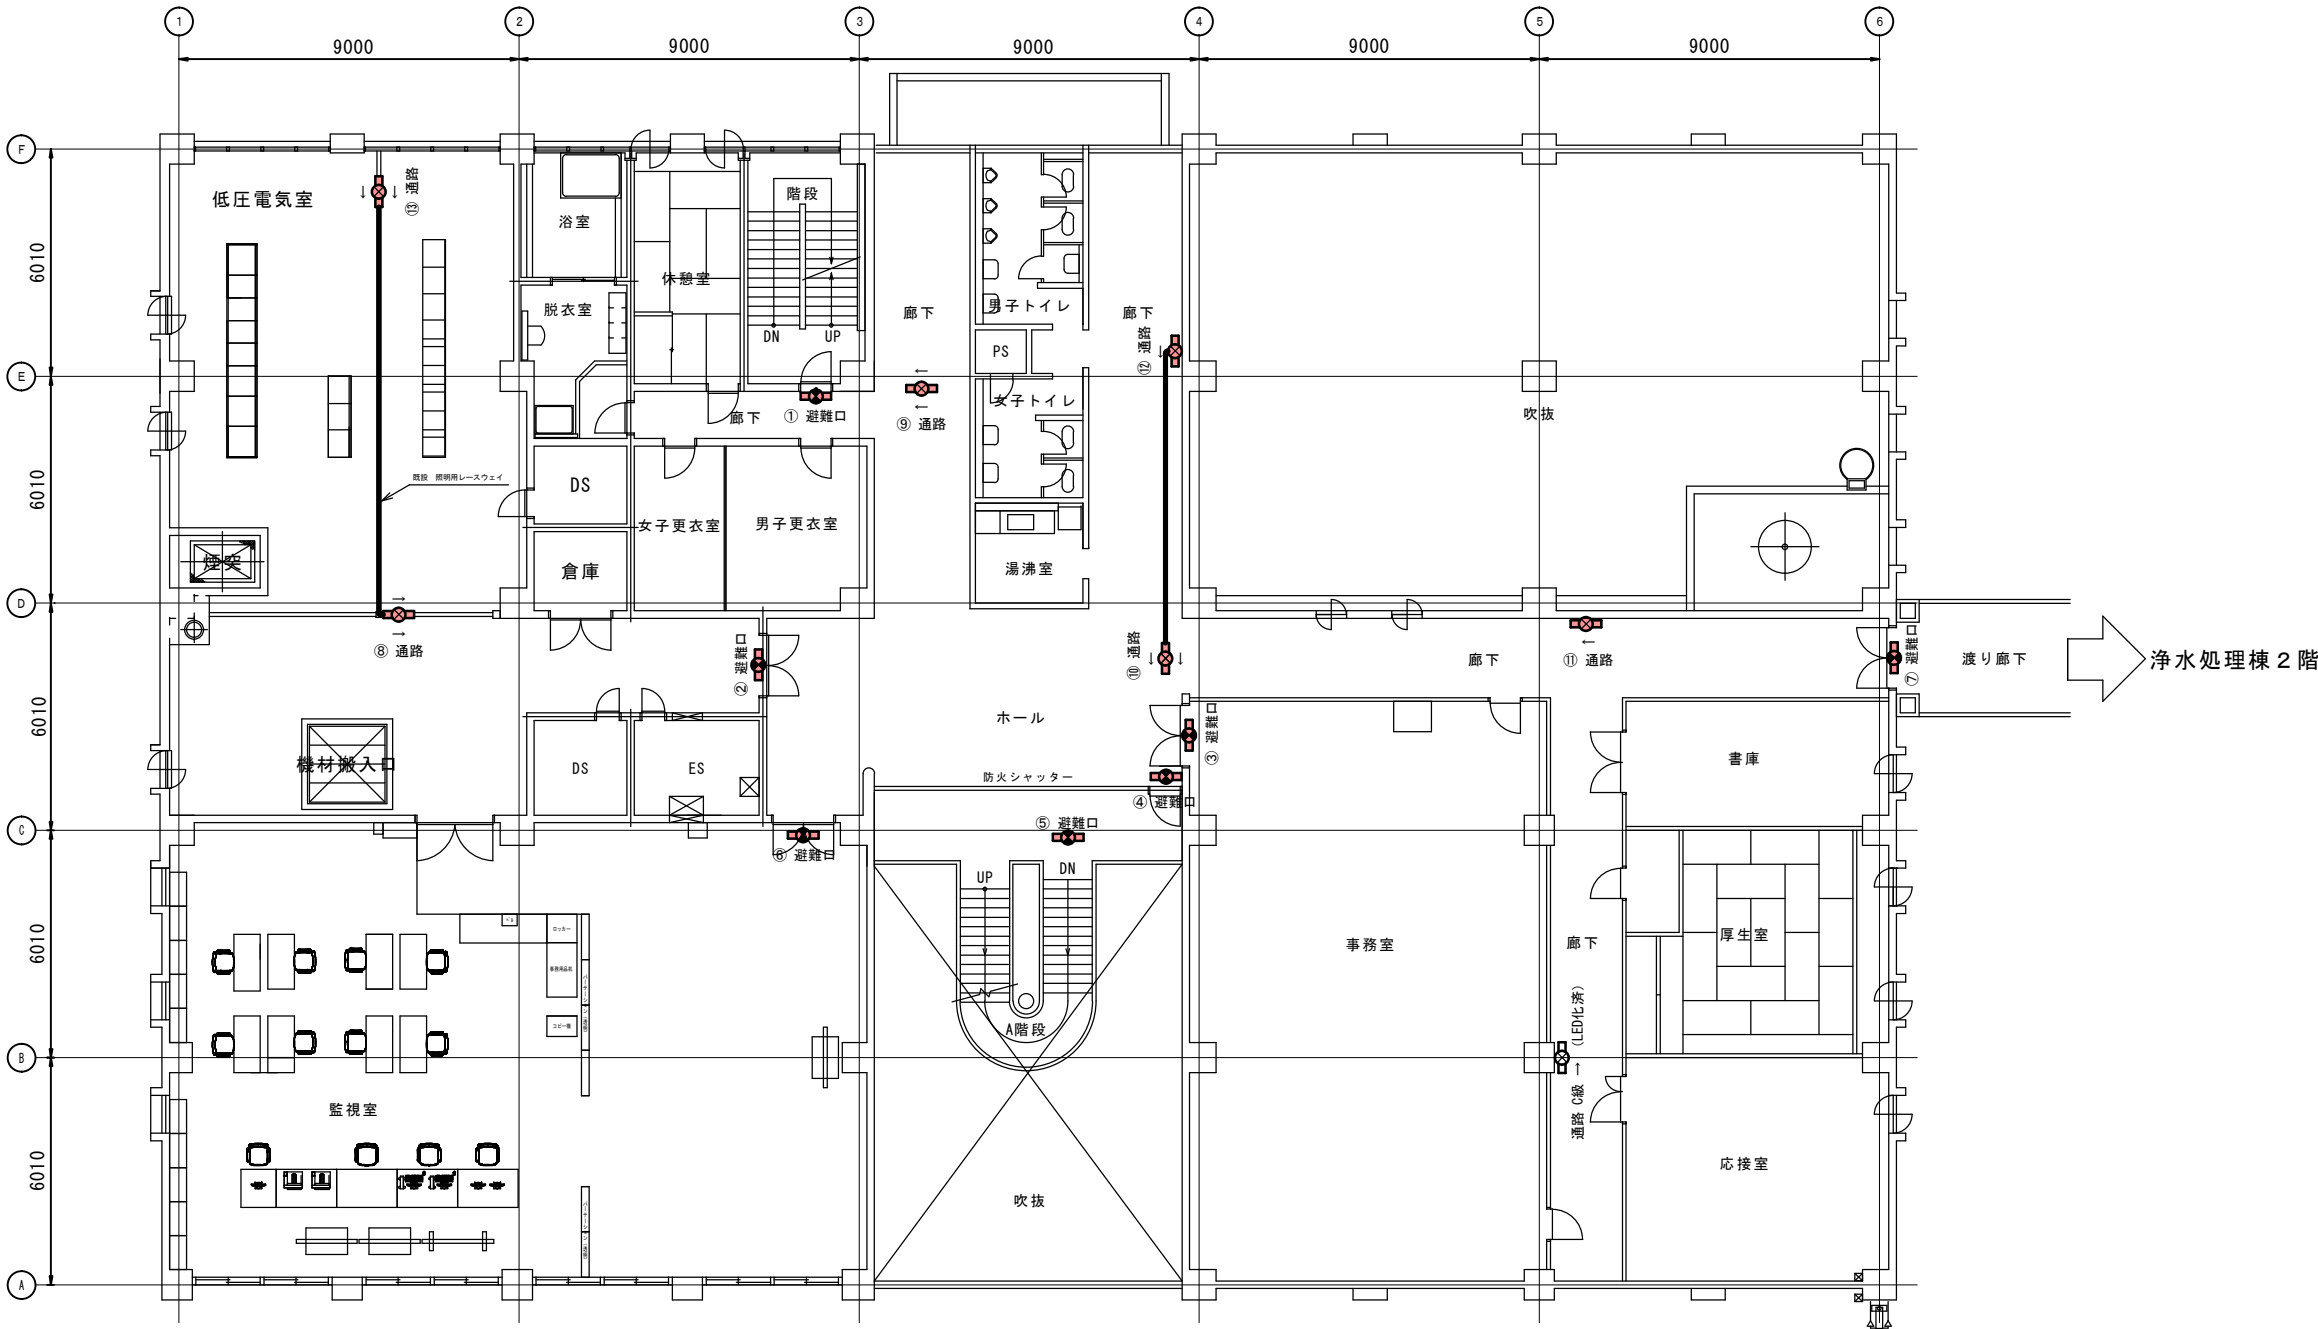

管理本館 2 階 平面図 A1:S=1/100 A3:S=1/200

新設

番号	種類	等級	設備仕様	備考
⑪	通路	C級	片面、天井吊下形	

改修

番号	種類	等級	設備仕様	備考
②	避難口	C級	片面、壁直付形	
③	"	B級	片面、天井吊下形	
④	"	C級	"	
⑤	"	"	"	
⑥	"	"	片面、壁直付形	
⑦	"	"	"	
⑧	通路	"	両面、天井吊下形	
⑨	"	"	片面、壁埋込形	
⑩	"	"	"	

撤去


番号	種類	等級	型式	製造業者	備考
①	避難口	小形	FBK-10107-GL15	東芝ライテック株式会社	
②	"	"	FBK-10107-GL15	"	
③	"	"	FBK-10107-GL15	"	
④	"	"	FBK-10107-GL15	"	
⑤	"	中形	FBK-20108-GL15	"	
⑥	"	小形	FBK-10107-GL15	"	
⑦	"	"	FBK-10107-GL15	"	
⑧	通路	"	FBK-10108-GL15	"	
⑨	"	"	FBK-1197 ST1-FBC10-101	"	埋込形
⑩	"	"	FBK-1197 ST1-FBC10-101	"	埋込形

配線表

番号	自	至	配線仕様	接地線	電線管	備考
107	⑧通路誘導灯	⑩通路誘導灯	IV2.0×2本		PF14	

件名	新庄浄水場誘導灯交換修繕		
施工場所	盛岡市加賀野字桜山地区内		
図名	管理本館3階平面図		
図番	5 / 14	縮尺	図示

着色部分は修繕対象を示す

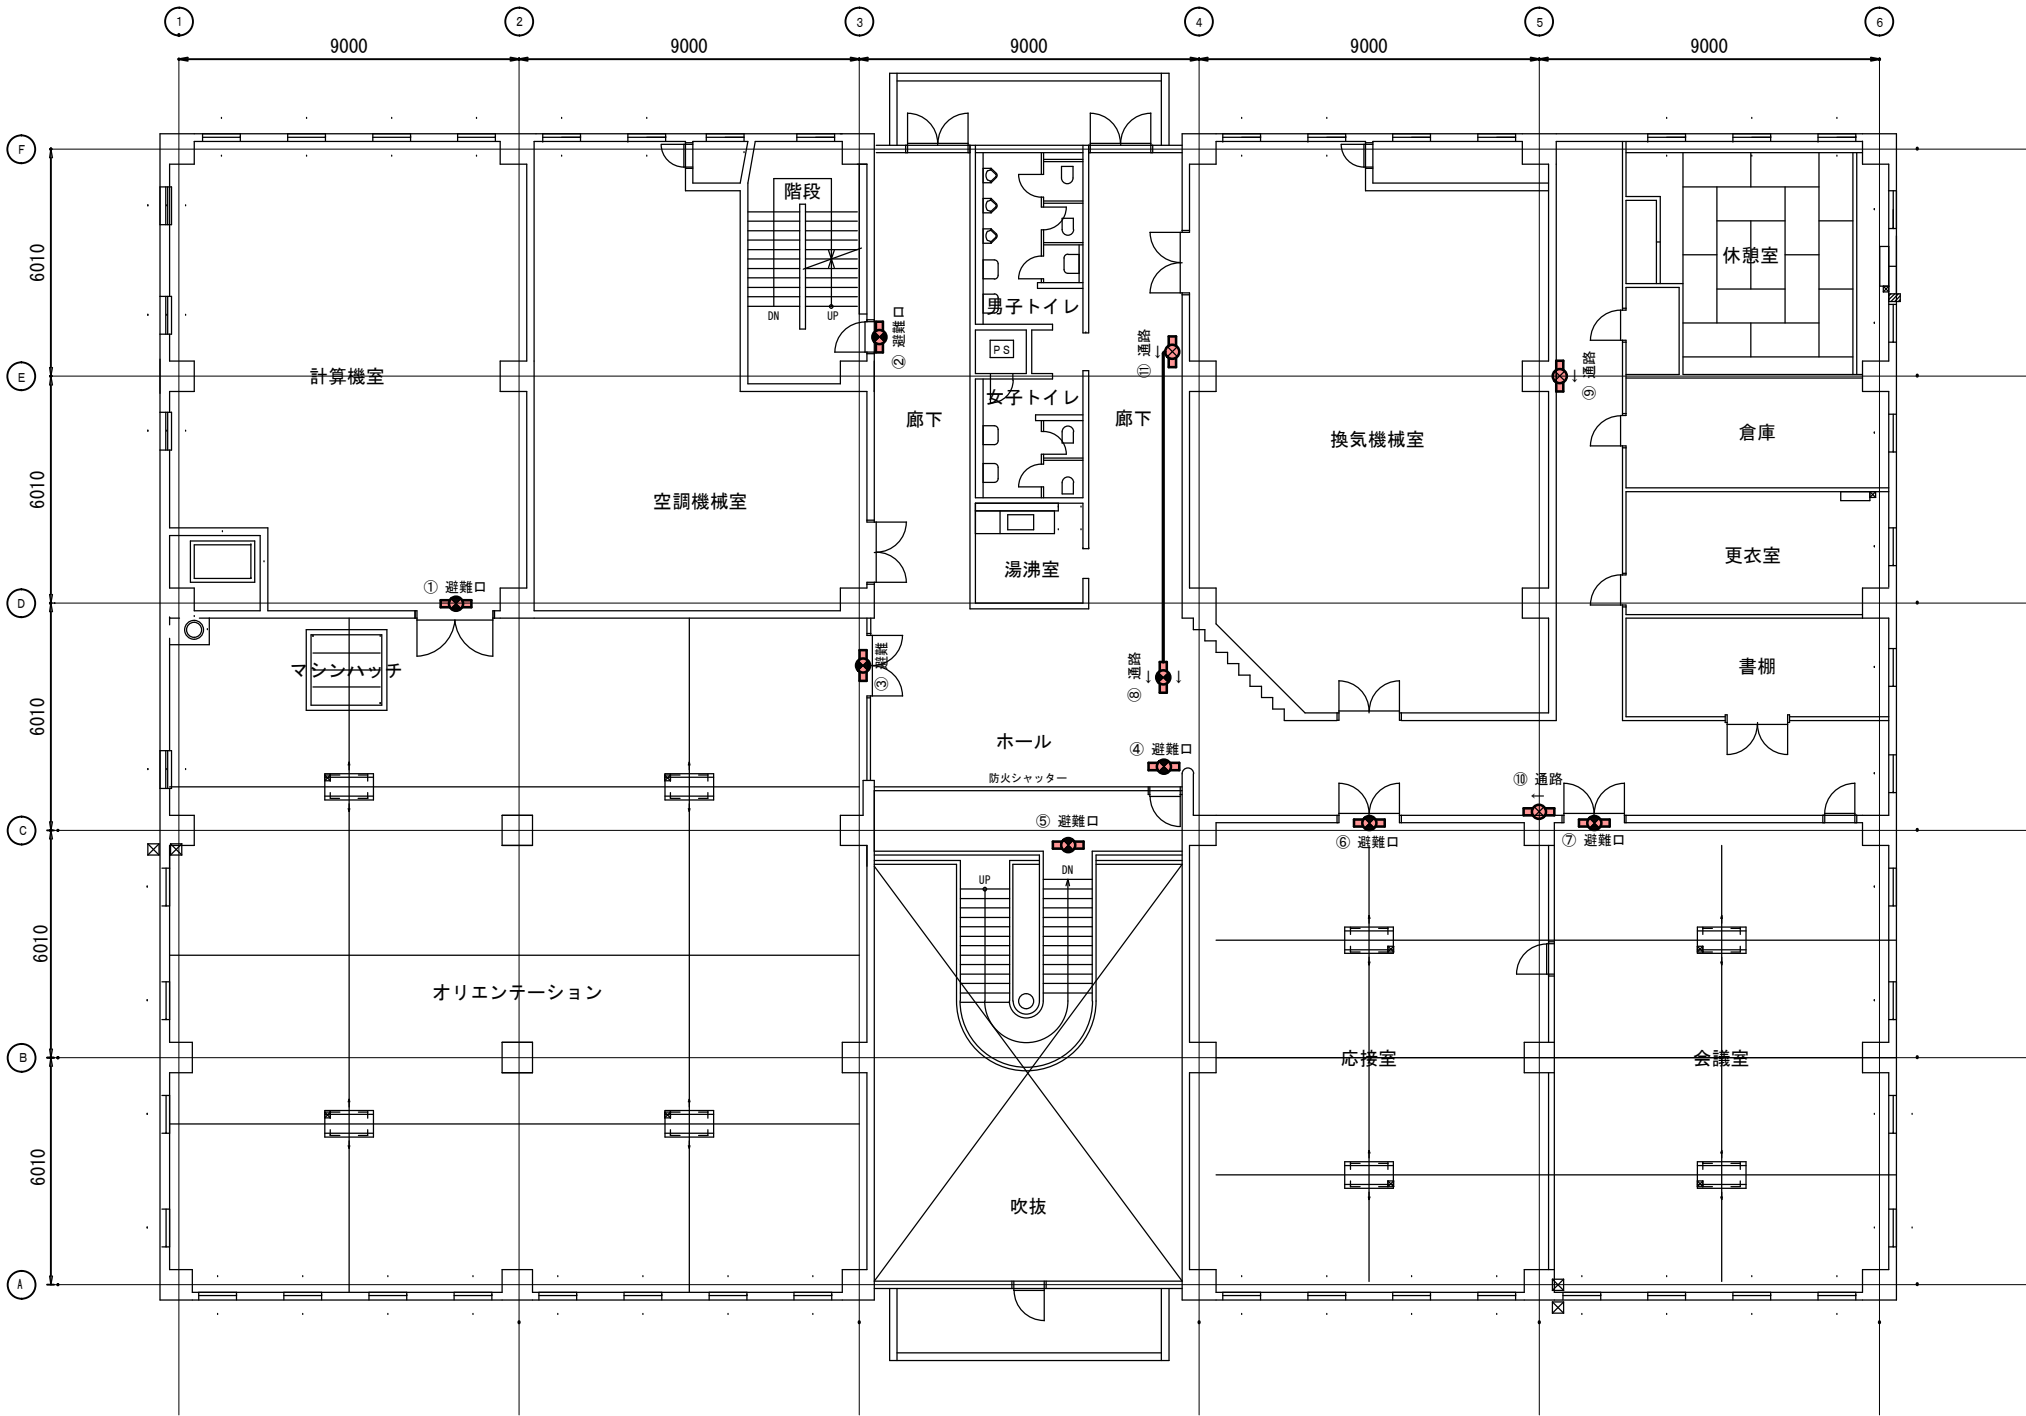


管理本館 3 階 平面図 A1:S=1/100 A3:S=1/200

撤去

番号	種類	等級	型式	製造業者	備考
①	避難口	小形	FBK-10107-GL15	東芝ライテック株式会社	

件 名	新庄浄水場誘導灯修繕		
施工場所	盛岡市加賀野字桜山地内		
図 名	管理本館屋上平面図		
図 番	6/14	縮 尺	図示

■着色部分は修繕対象を示す

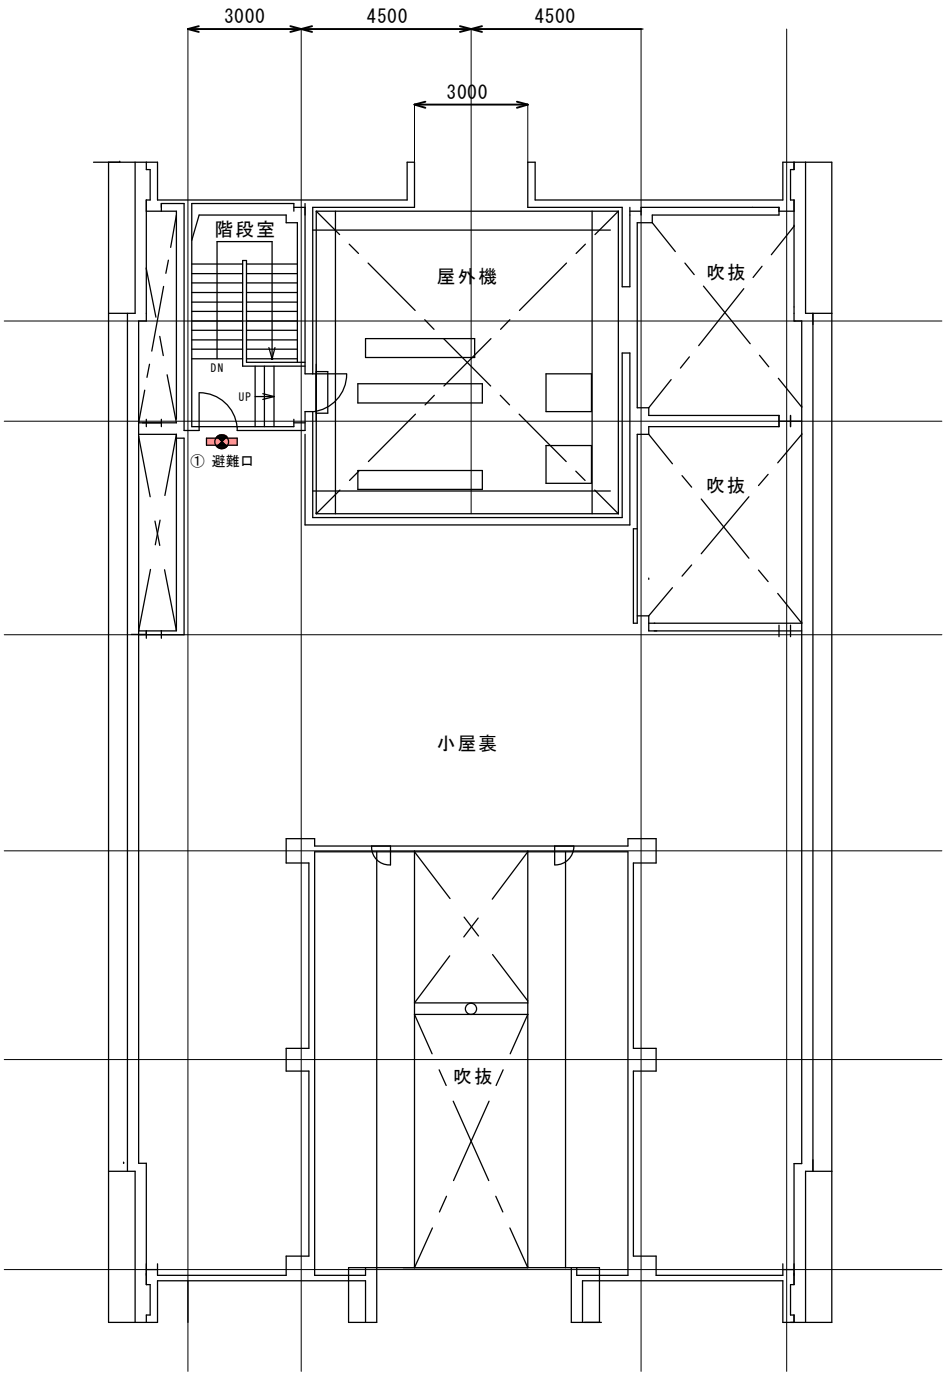

管理本館屋上 平面図 A1:S=1/100 A3:1/200

改修


番号	種類	等級	設備仕様	備考
①	避難口	C級	片面、防湿形、壁直付形	
②	"	"	"	
③	"	"	"	
④	"	"	"	
⑤	"	"	"	
⑥	"	"	"	
⑦	"	"	片面、壁直付形	
⑧	通路	"	片面、防湿形、天井吊下形	
⑨	"	"	"	
⑩	"	"	両面、防湿形、天井吊下形	
⑪	"	"	"	
⑫	"	"	片面、防湿形、壁直付形	
⑬	"	"	"	
⑭	"	"	片面、防湿形、天井吊下形	
⑮	"	"	"	
⑯	"	"	両面、防湿形、天井吊下形	
⑰	"	"	"	

撤去

番号	種類	等級	型式	製造業者	備考
①	避難口	C級	FW11971P	松下電工株式会社	防雨形
②	"	"	"	"	"
③	"	"	"	"	"
④	"	"	"	"	"
⑤	"	"	"	"	"
⑥	"	"	"	"	"
⑦	"	"	FA11981P	"	"
⑧	通路	"	FW11971P	"	防雨形
⑨	"	"	"	"	"
⑩	"	"	"	"	"
⑪	"	"	"	"	"
⑫	"	"	FW11981P	"	"
⑬	"	"	FW11971P	"	"
⑭	"	"	"	"	"
⑮	"	"	"	"	"
⑯	"	"	"	"	"
⑰	"	"	"	"	"

件 名	新庄浄水場誘導灯交換修繕		
施工場所	盛岡市加賀野字桜山内地内		
図 名	浄水処理棟 2 階平面図		
図 番	7 / 14	縮 尺	図 示

■ 着色部分は修繕対象を示す

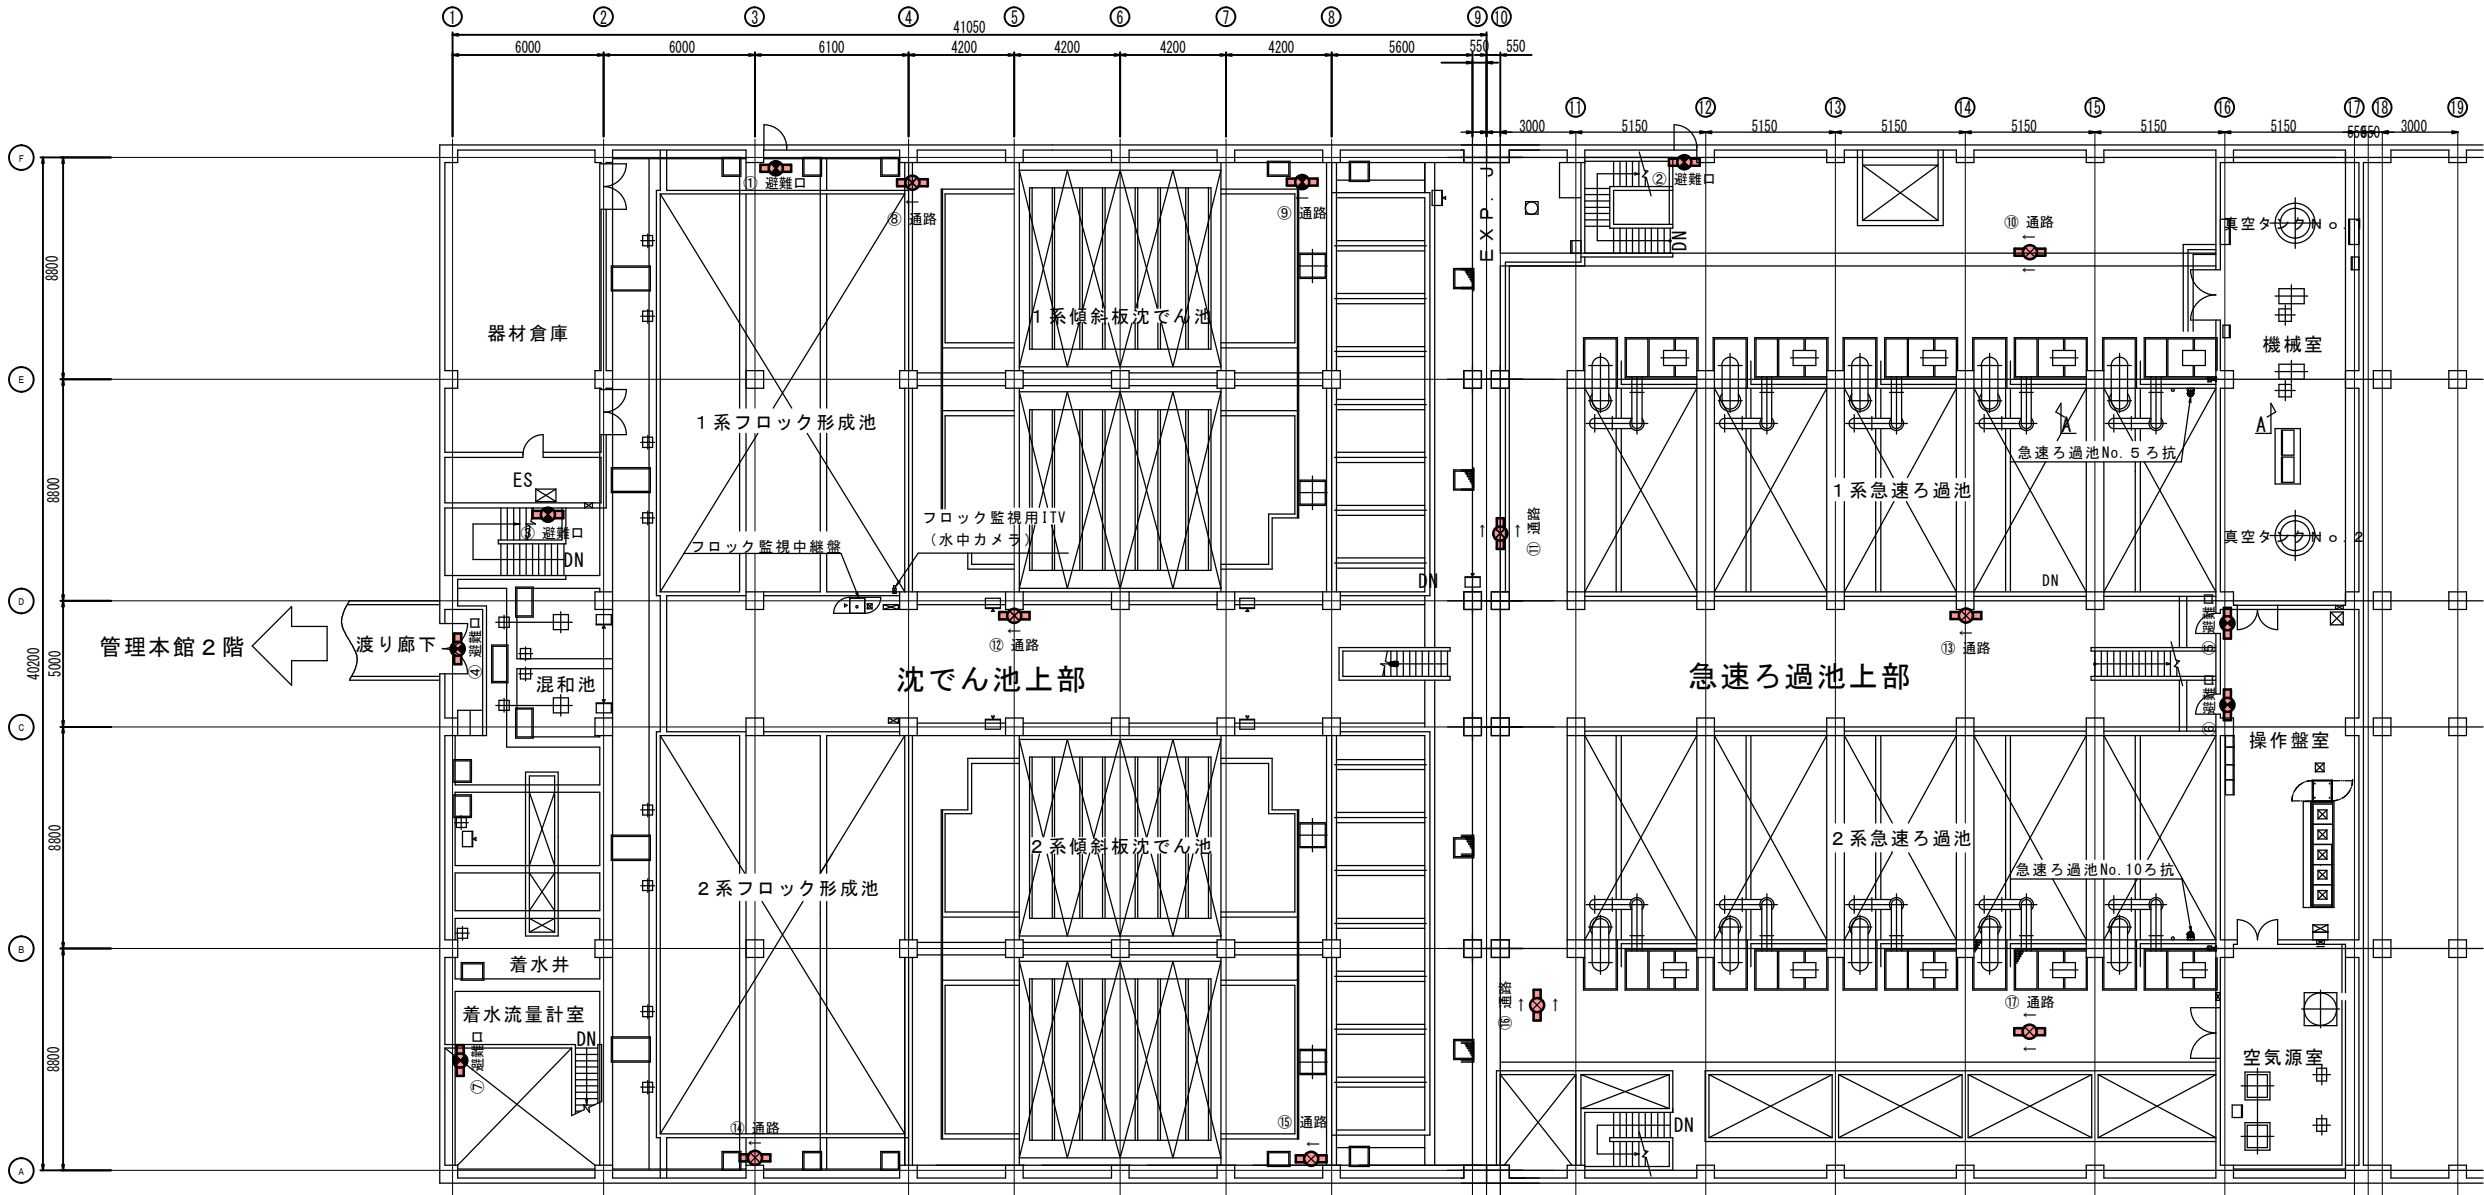

浄水処理棟 2 階 平面図 A1:S=1/150 A3:S=1/300

改修


番号	種類	等級	設備仕様	備考
①	避難口	C級	片面、防湿形、壁直付形	
②	通路	"	両面、防湿形、天井吊下形	
③	"	"	"	

撤去

番号	種類	等級	型式	製造業者	備考
①	避難口	小形	FBK-1155CW	東芝ライテック株式会社	
②	通路	"	FBK-1156CW	"	
③	"	"	"	"	

件 名	新庄浄水場誘導灯交換修繕		
施工場所	盛岡市加賀野字桜山地内		
図 名	排水処理棟地下2階平面図		
図 番	8/14	縮 尺	図 示

着色部分は修繕対象を示す

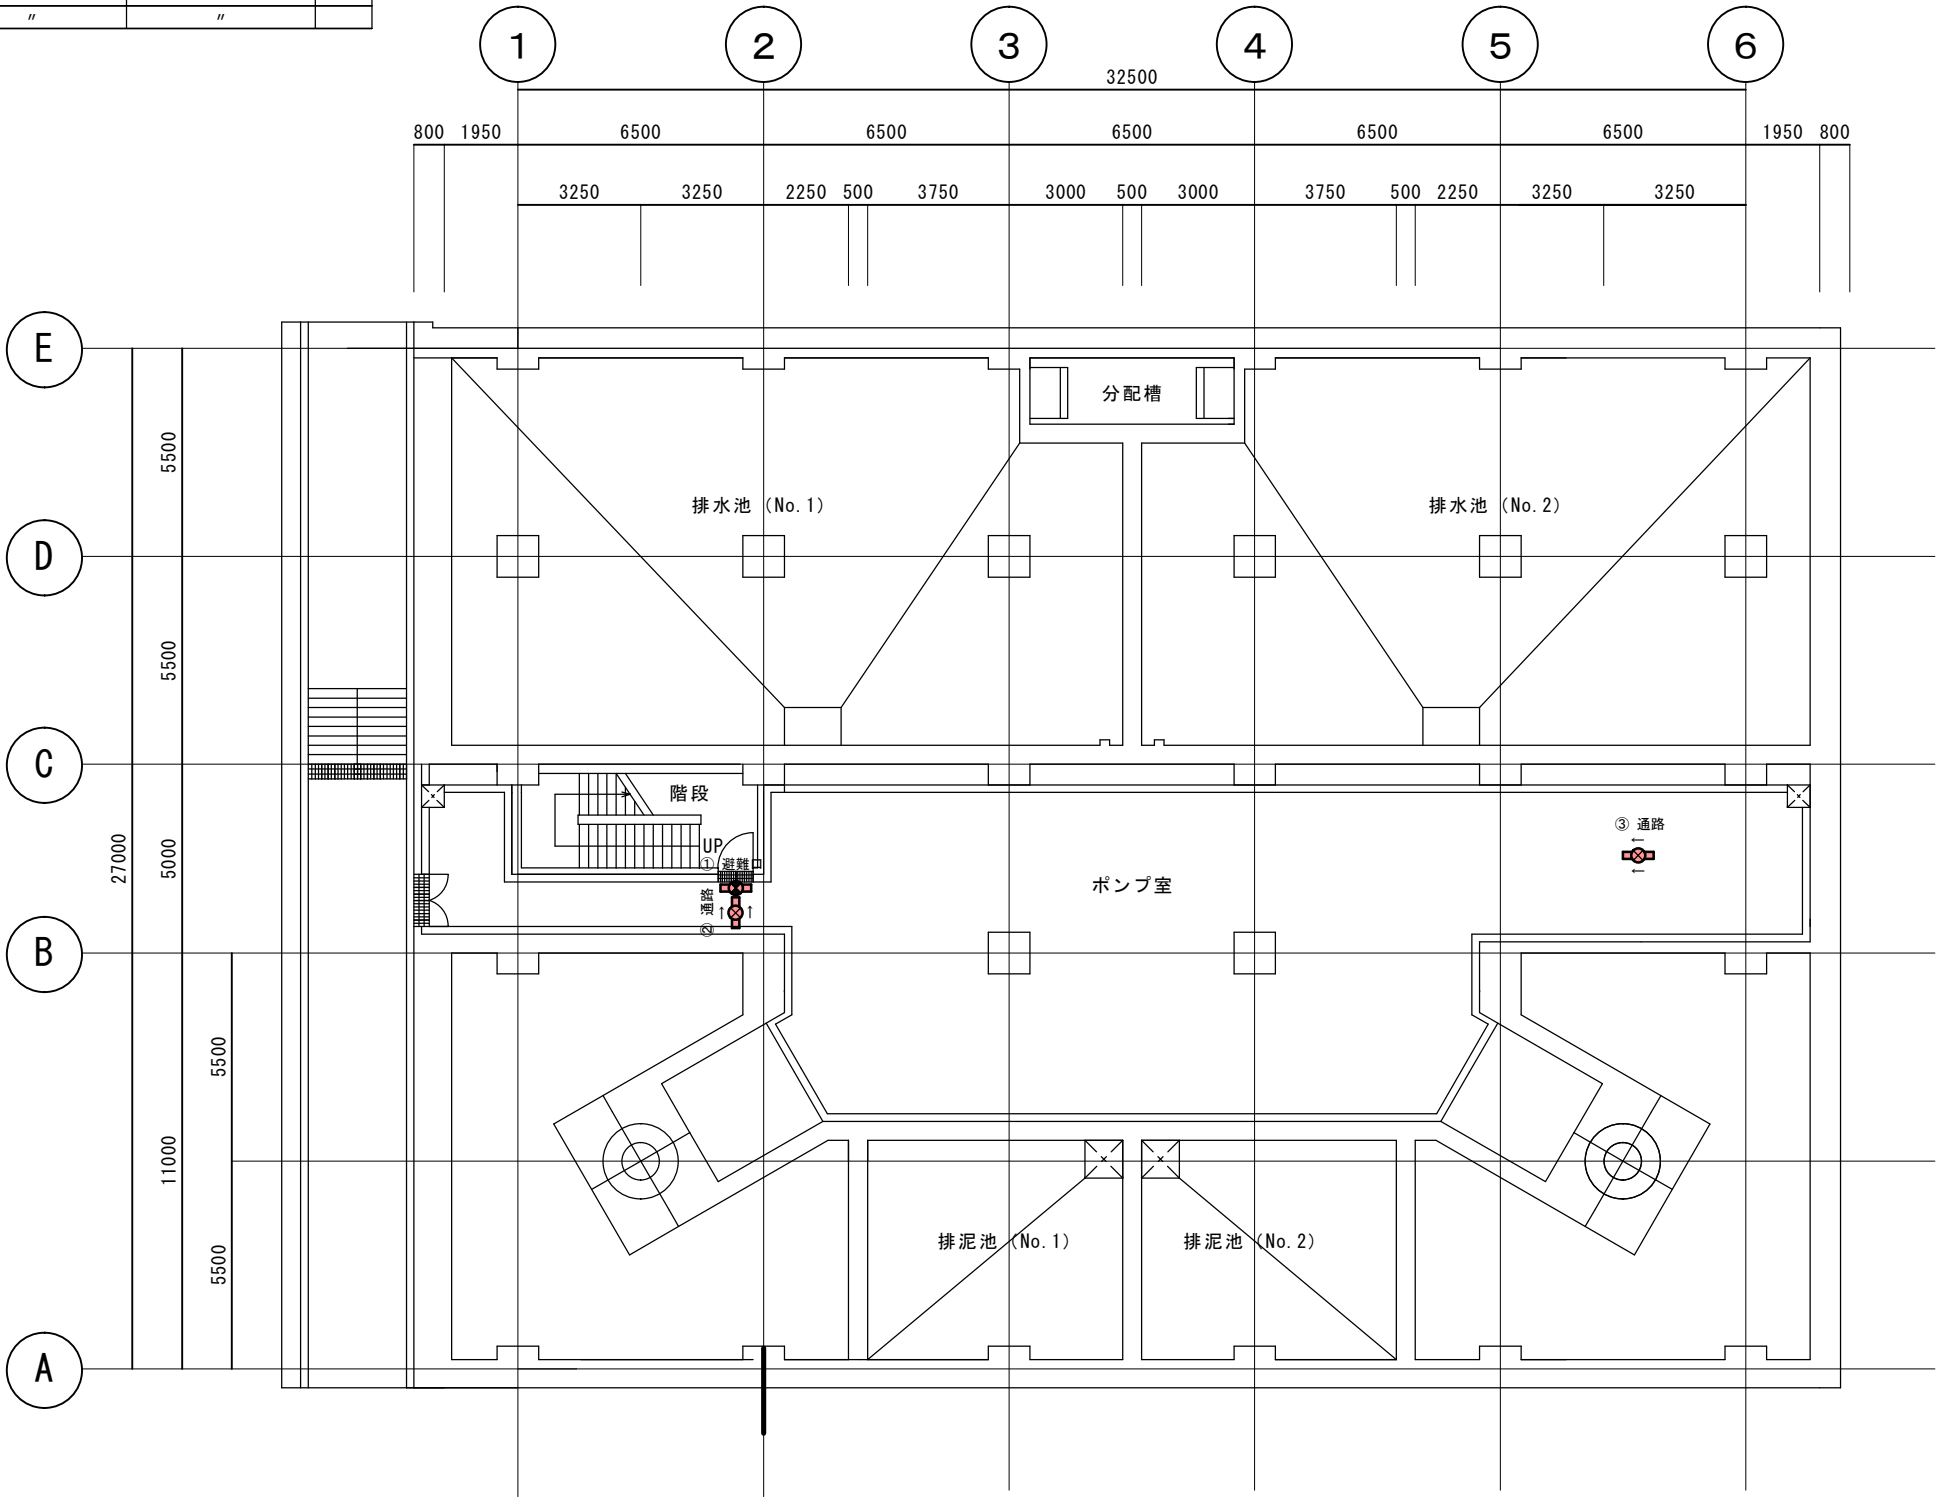

排水処理棟地下2階 平面図 A1:S=1/100 A3:S=1/200

改修


番号	種類	等級	設備仕様	備考
①	避難口	C級	片面、防湿形、壁直付形	
②	通路	"	片面、防湿形、天井吊下形	
③	"	"	"	

撤去

番号	種類	等級	型式	製造業者	備考
①	避難口	小形	FBK-1155CW	東芝ライテック株式会社	
②	通路	"	FBK-1156CW	"	
③	"	"	"	"	

件 名	新庄浄水場誘導灯交換修繕		
施工場所	盛岡市加賀野字桜山地区内		
図 名	排水処理棟地下1階平面図		
図 番	9/14	縮 尺	図示

■着色部分は修繕対象を示す

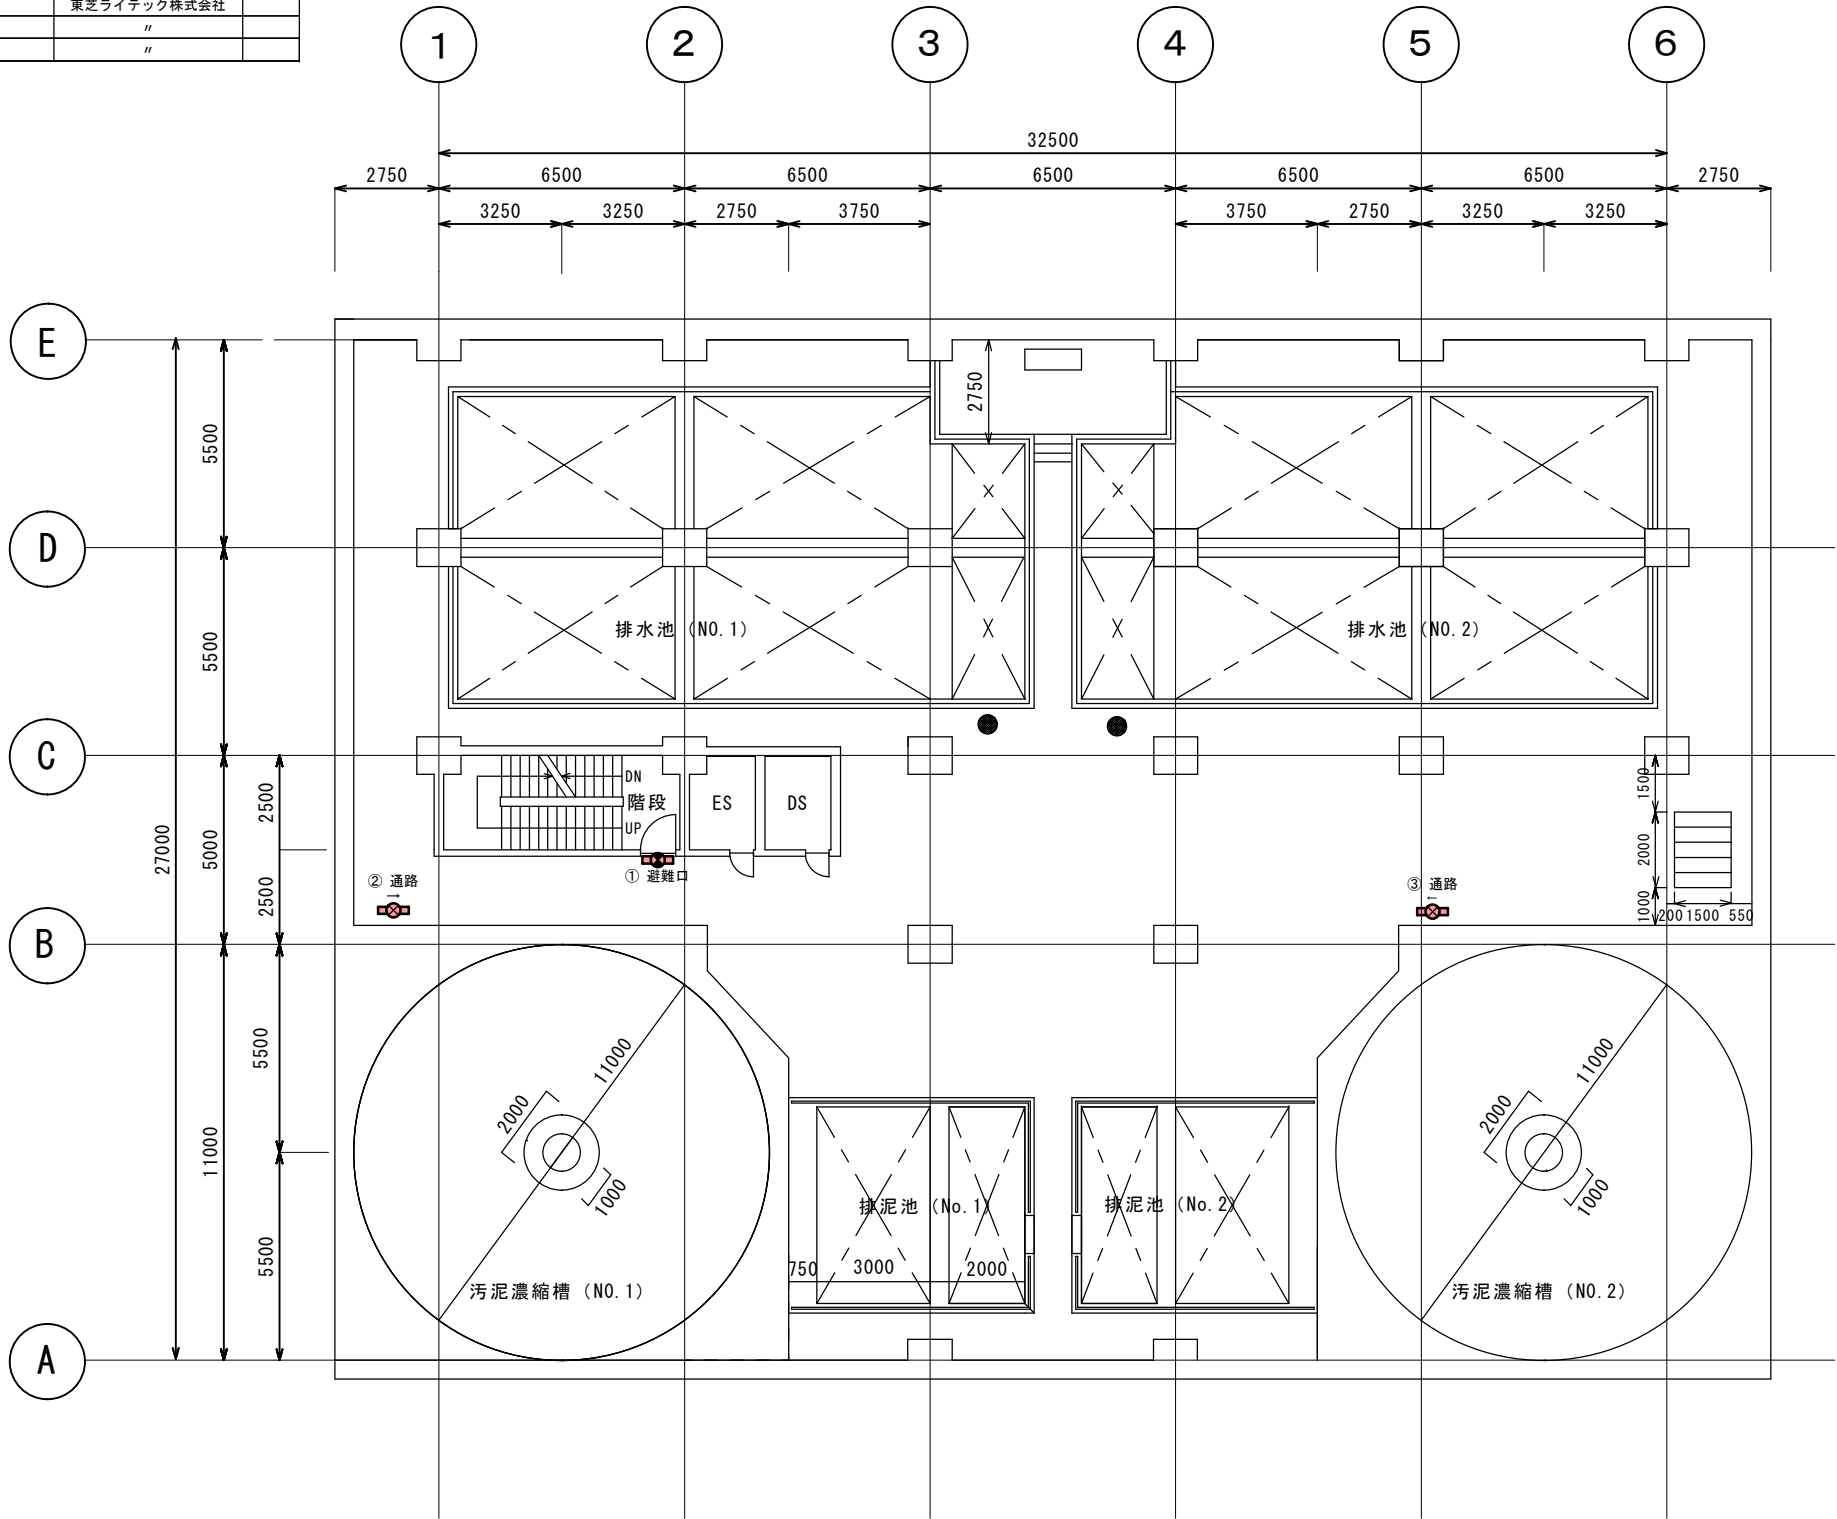

排水処理棟地下1階 平面図 A1:S=1/100 A3:1/200

改修


番号	種類	等級	設備仕様	備考
①	避難口	C級	片面、壁直付形	
②	"	"	"	
③	"	"	"	
④	"	"	"	
⑤	通路	"	"	
⑥	"	"	"	

撤去

番号	種類	等級	型式	製造業者	備考
①	避難口	小形	FBK-1107NA	東芝ライテック株式会社	
②	"	"	"	"	
③	"	"	"	"	
④	"	"	"	"	
⑤	通路	"	FBK-1190C ST1-FBF0-101	"	壁直付形
⑥	"	"	"	"	壁直付形

件 名	新庄浄水場誘導灯交換修繕		
施工場所	盛岡市加賀野字桜山地区内		
図 名	排水処理棟 1 階平面図		
図 番	10/14	縮 尺	図示

■着色部分は修繕対象を示す

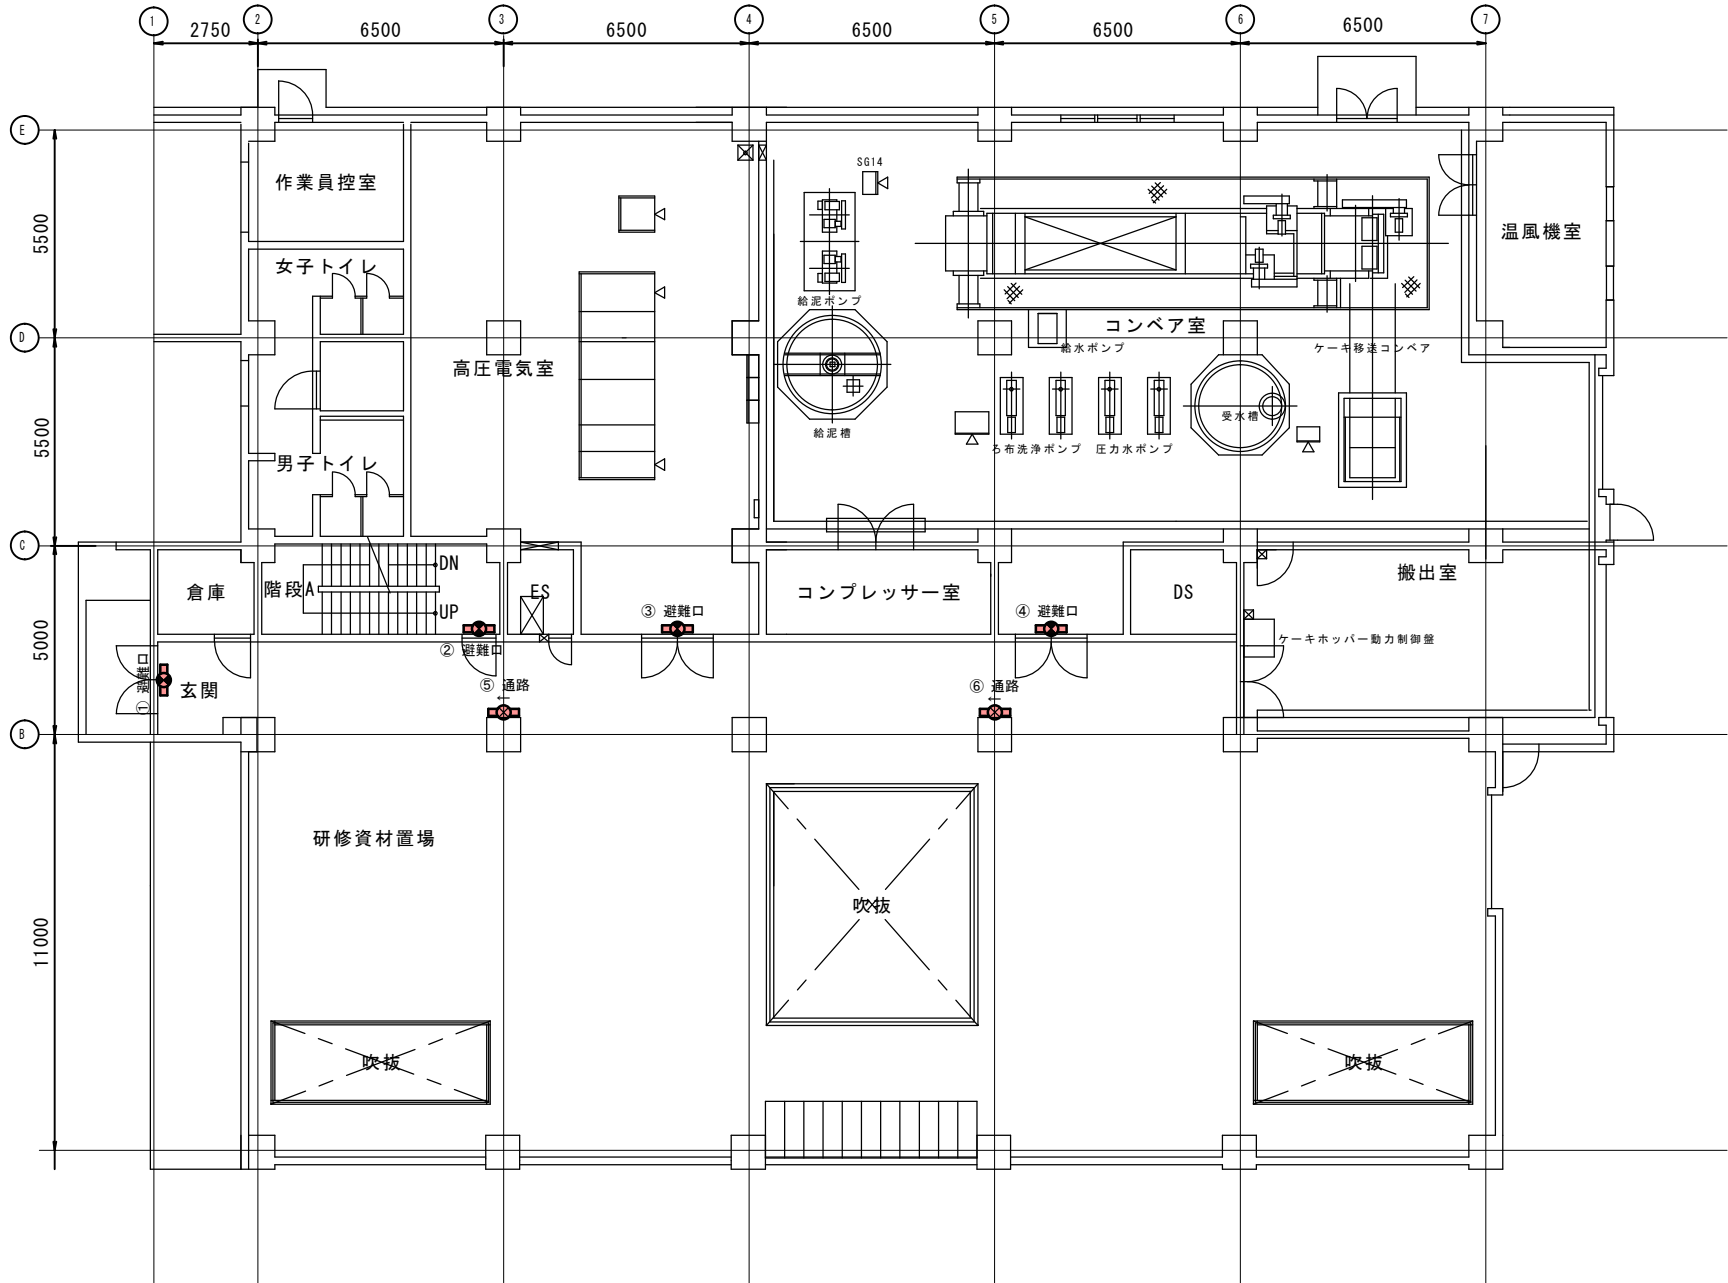

排水処理棟 1 階 平面図 A1:S=1/100 A3:S=1/200

改修


番号	種類	等級	設備仕様	備考
①	避難口	C級	片面、壁直付形	
②	"	"	"	
③	"	"	"	
④	通路	"	"	

撤去

番号	種類	等級	型式	製造業者	備考
①	避難口	小形	FBK-1107NA	東芝ライテック株式会社	
②	"	"	"	"	
③	"	"	"	"	
④	通路	"	FBK-1190C ST1-FBF0-101	"	壁直付形

件名	新庄浄水場誘導灯交換修繕		
施工場所	盛岡市加賀野字桜山地内		
図名	排水処理棟2階平面図		
図番	11/14	縮尺	図示

着色部分は修繕対象を示す

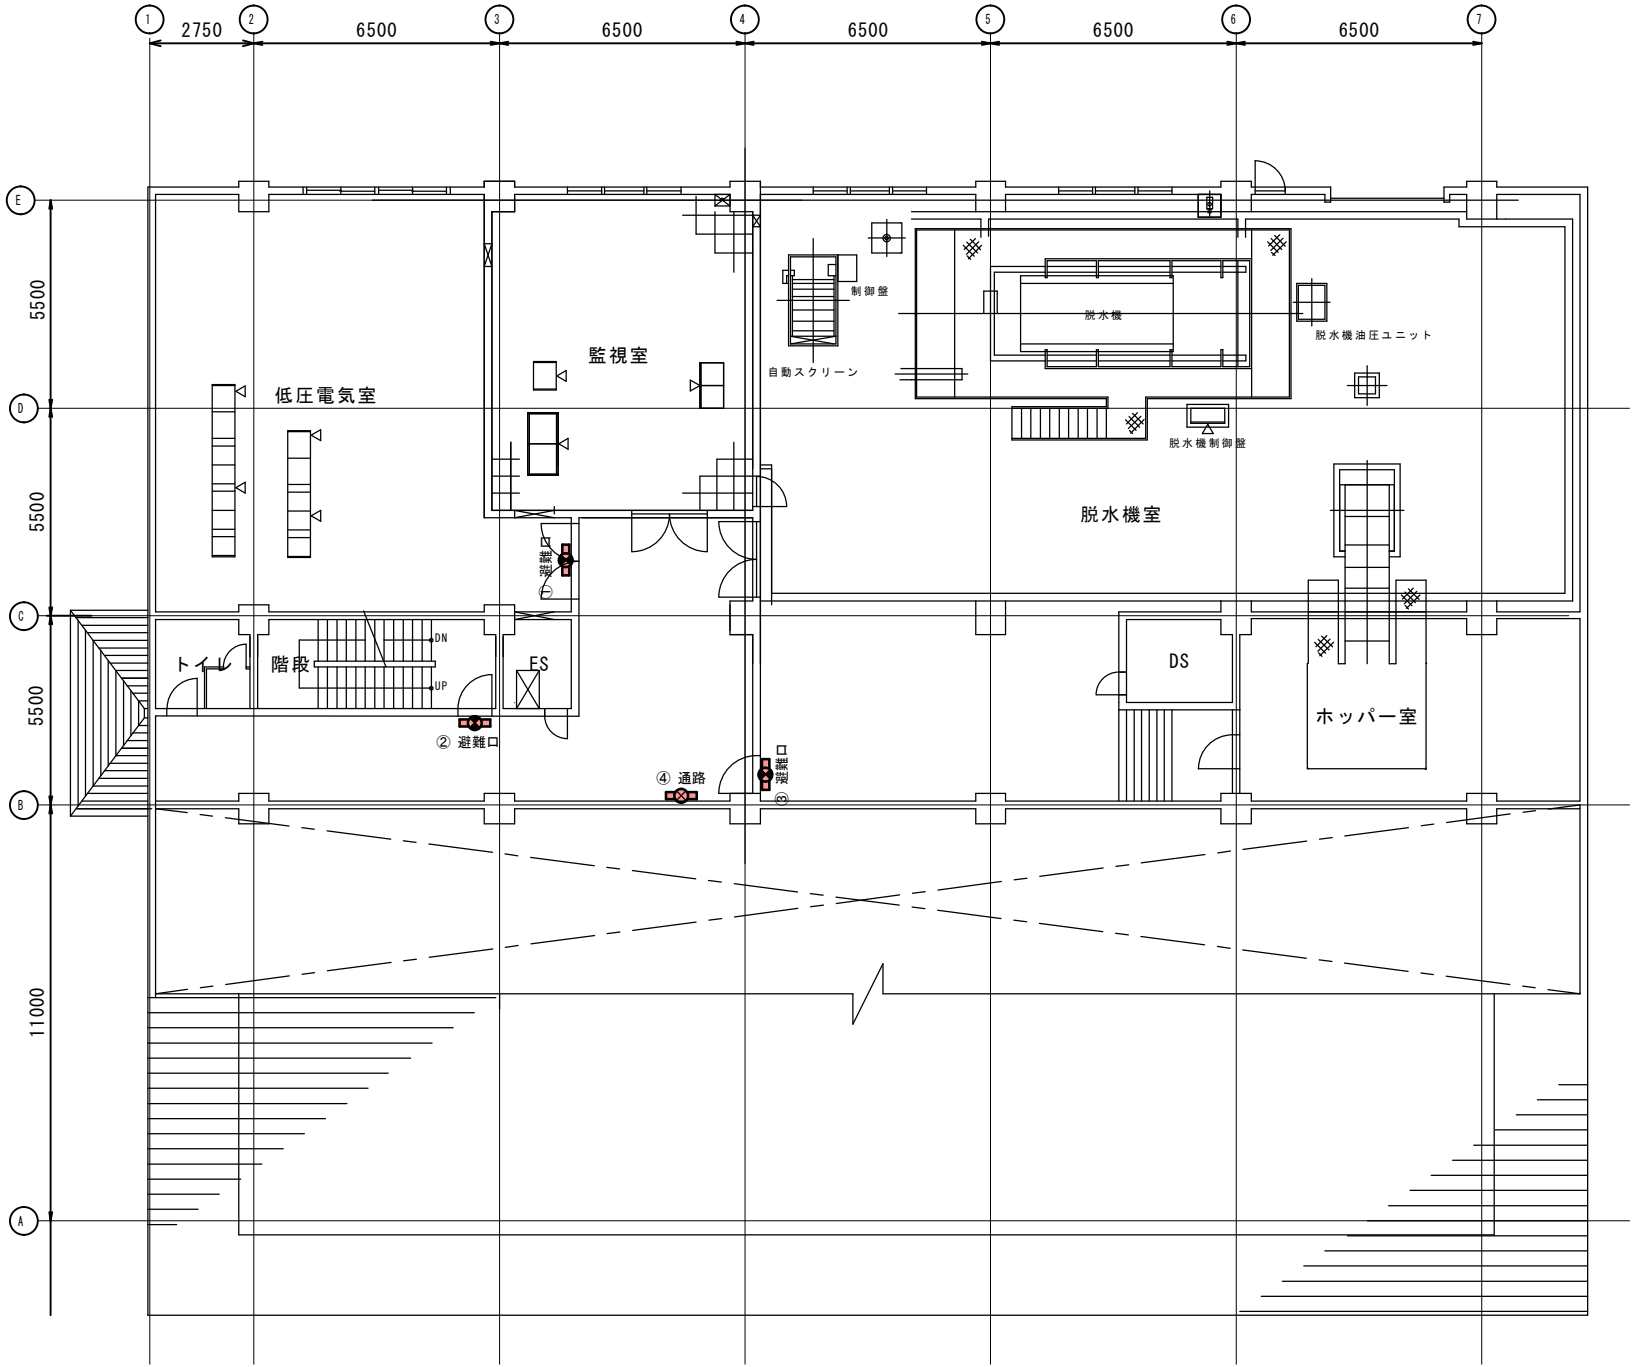


排水処理棟 2 階 平面図 A1:S=1/100 A3:S=1/200

改修				
番号	種類	等級	設備仕様	備考
①	避難口	C級	片面、壁直付形	


撤去				
番号	種類	等級	型式	製造業者
①	避難口	小形	FBK-1107NA	東芝ライテック株式会社

件名	新庄浄水場誘導灯交換修繕		
施工場所	盛岡市加賀野字桜山地内		
図名	排水処理棟3階平面図		
図番	12/14	縮尺	図示

■着色部分は修繕対象を示す

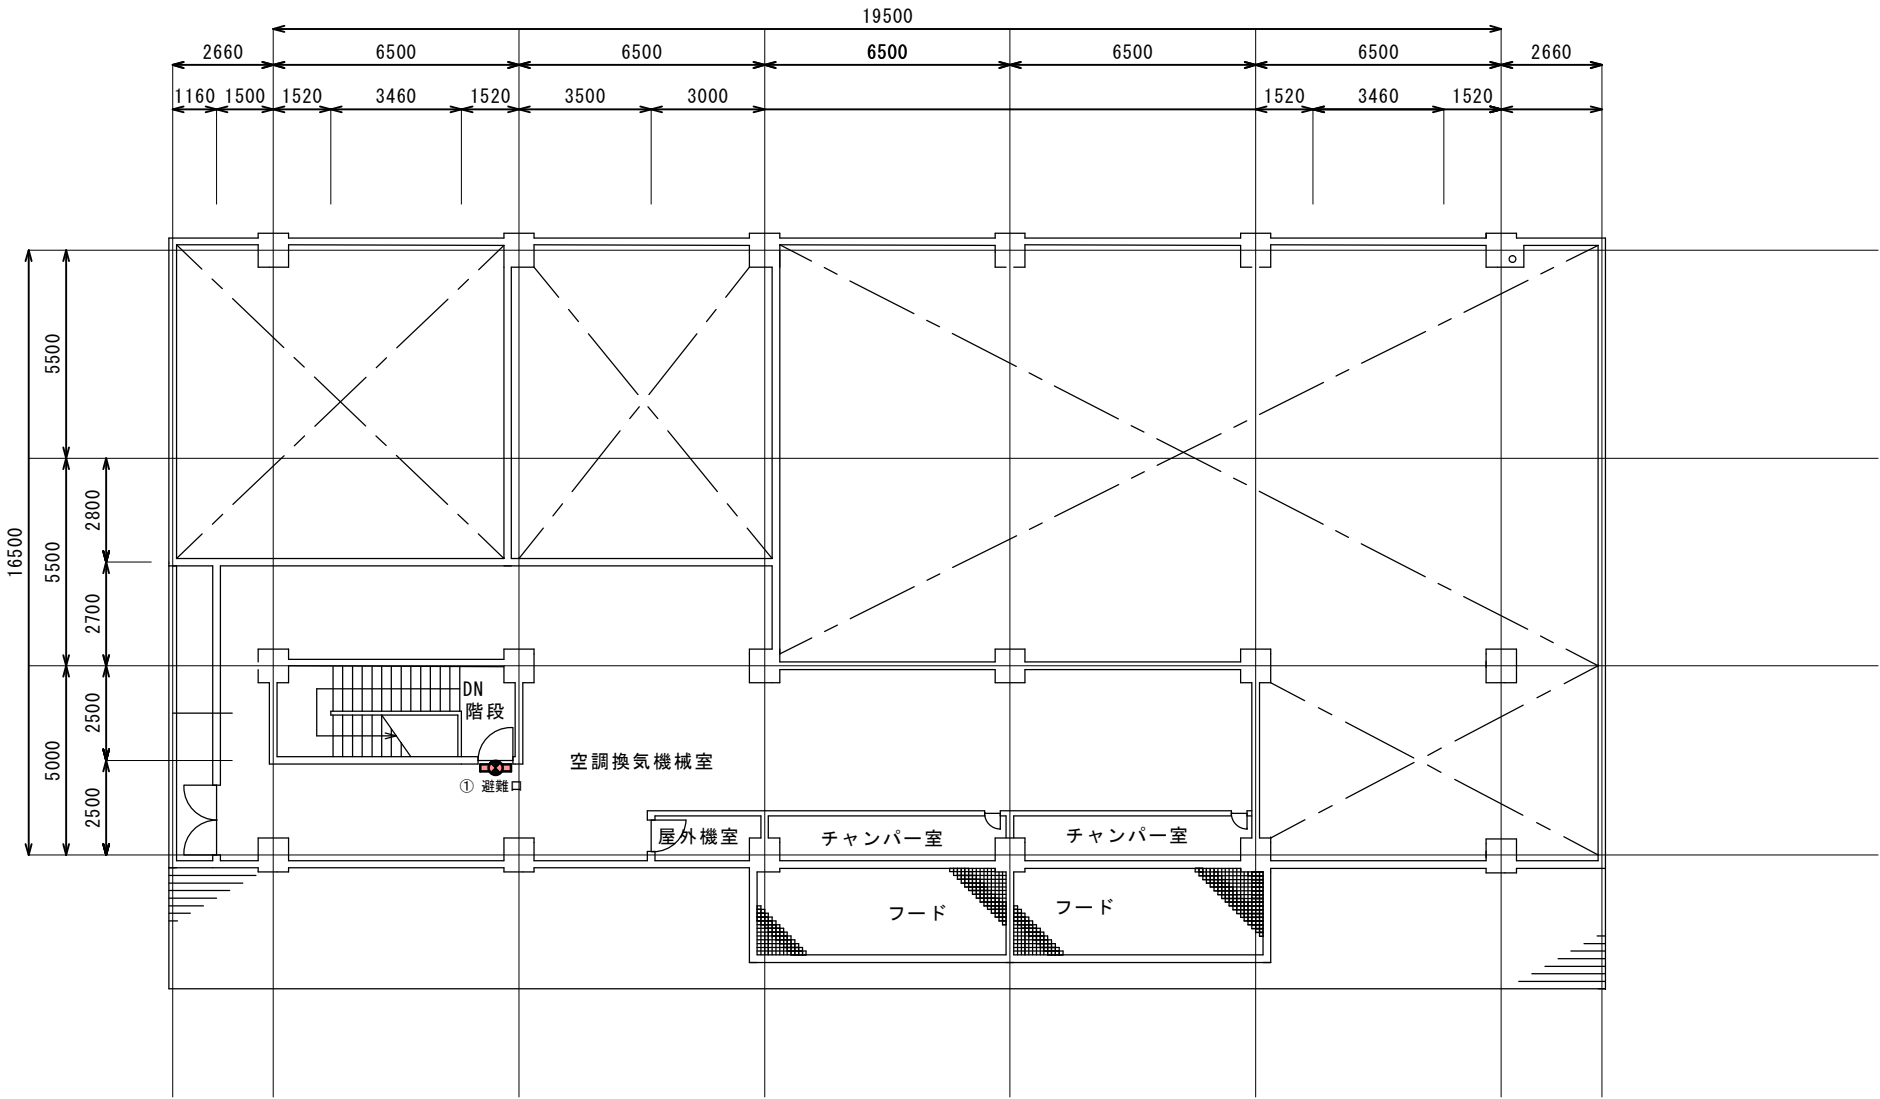

排水処理棟3階 平面図 A1:S=1/100 A3:S=1/200

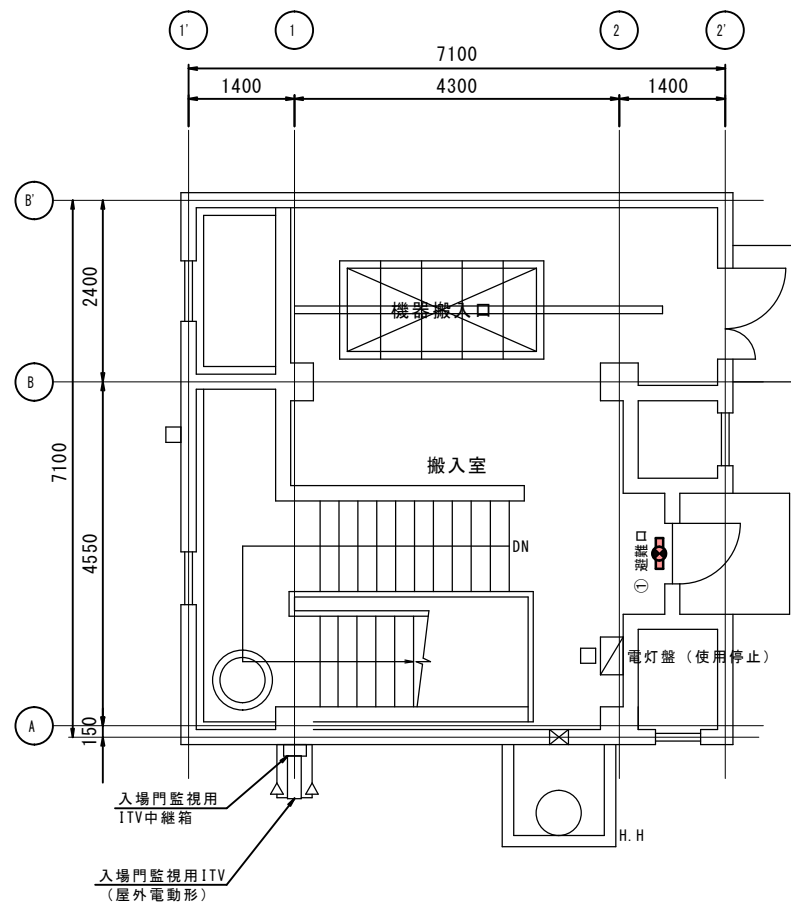

配水池ポンプ室 1 階 平面図 A1:S=1/50 A3:S=1/100


改修				
番号	種類	等級	設備仕様	備考
①	避難口	C級	片面、壁直付形	
②	"	"	"	

撤去

番号	種類	等級	型式	製造業者	備考
①	避難口	小形	FW11971P	松下電工株式会社	
②	〃	〃	FA11959K	〃	

件名	新庄浄水場誘導灯交換修繕		
施工場所	盛岡市加賀野字桜山地内		
図名	配水池ポンプ室平面図		
図番	13/14	縮尺	図示

■ 着色部分は修繕対象を示す

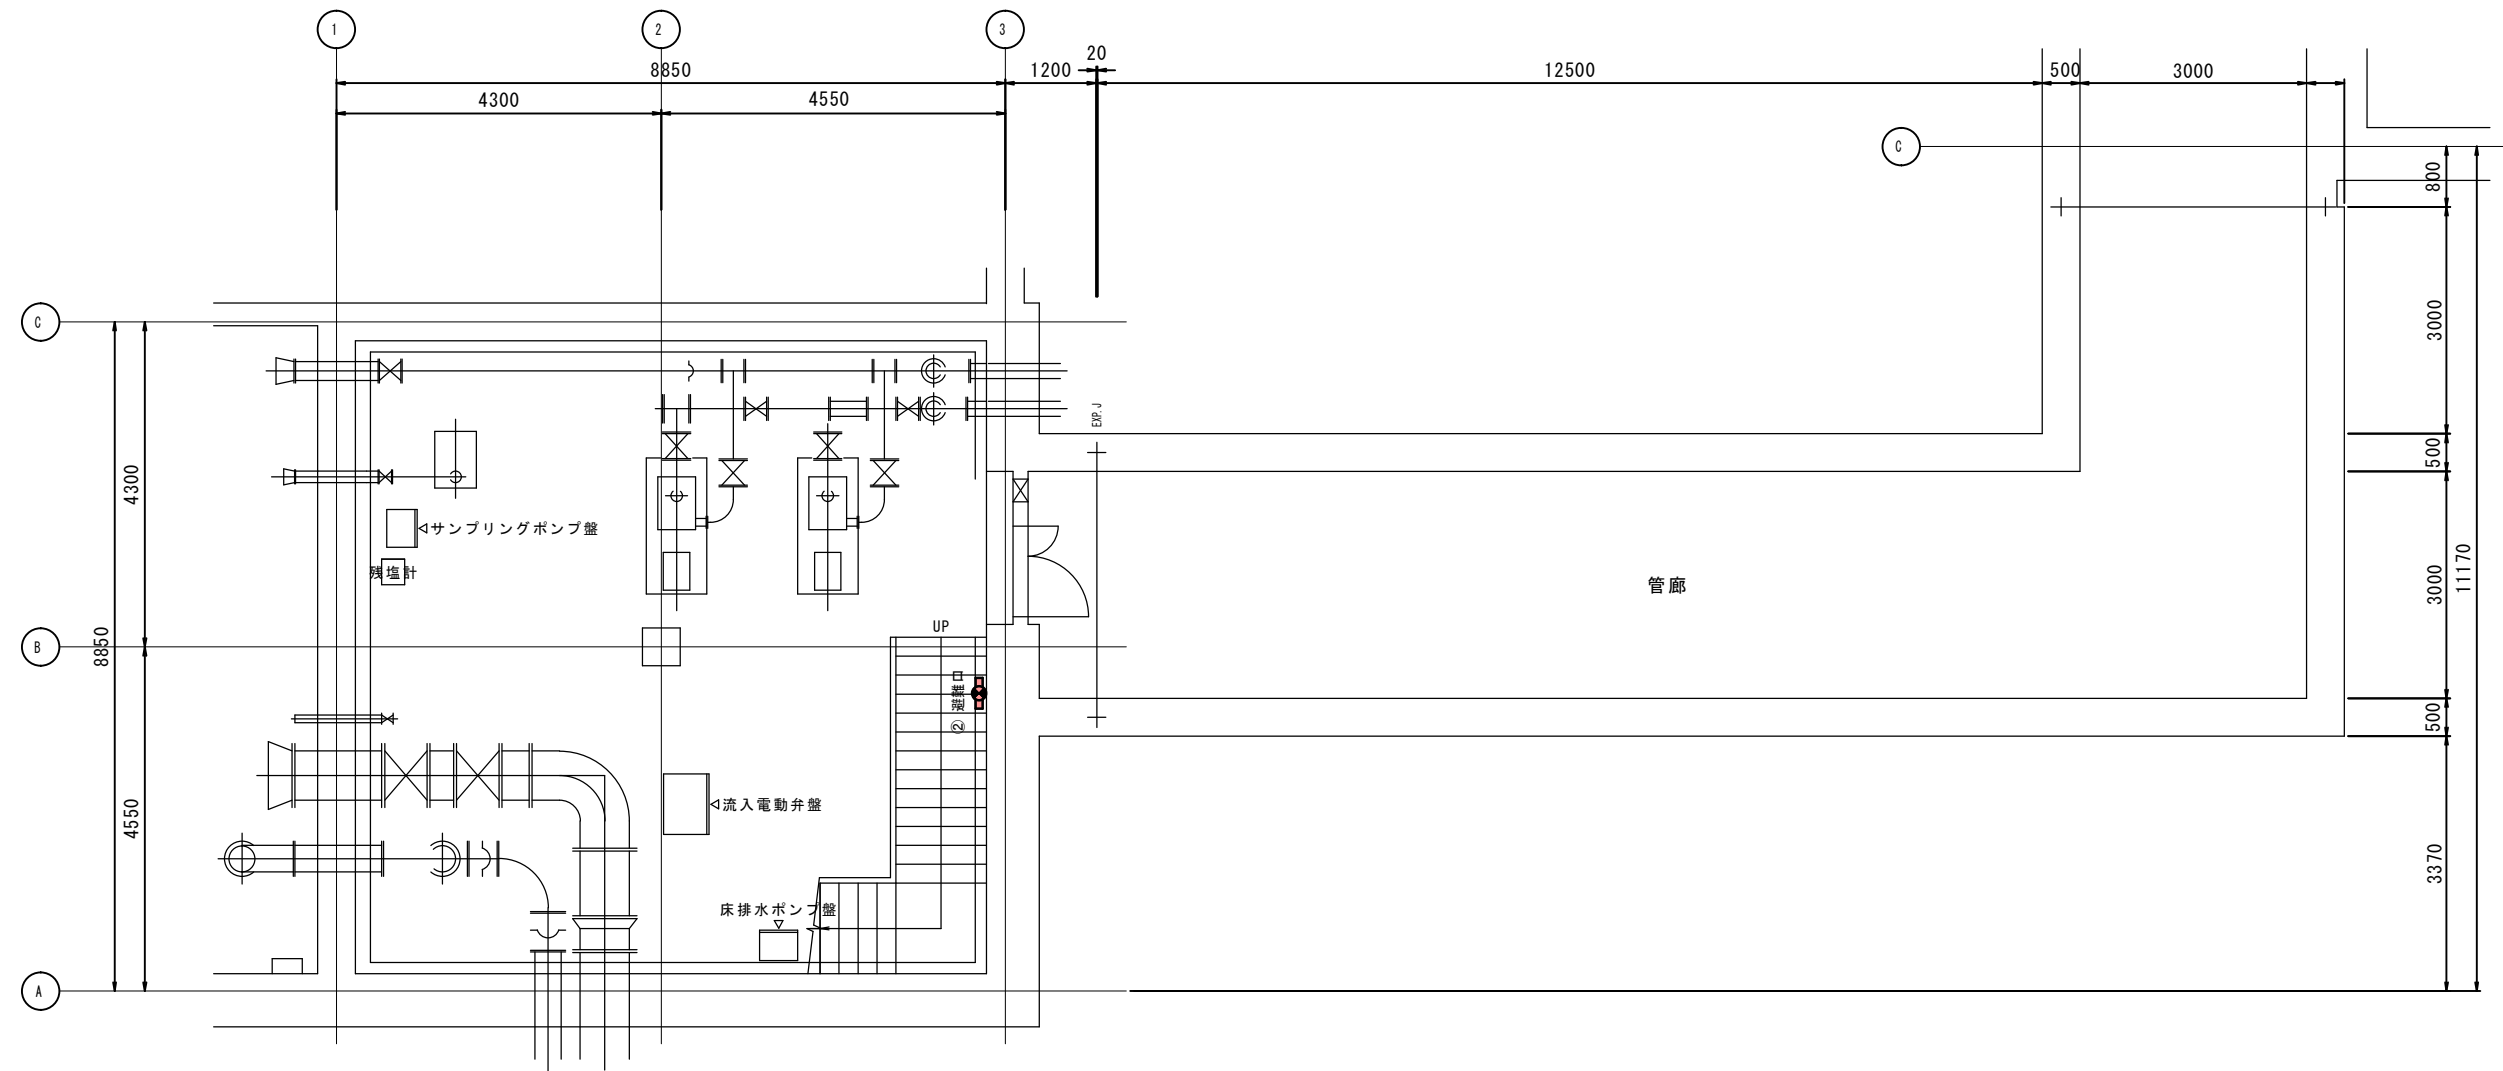


配水池ポンプ室地下2階 平面図 A1:S=1/50 A3:S=1/100

改修


番号	種類	等級	設備仕様	備考
①	避難口	C級	片面、防湿形、壁直付形	
②	"	"	"	
③	"	"	"	
④	通路	"	片面、防湿形、天井吊下形	
⑤	"	"	"	
⑥	"	"	"	
⑦	"	"	"	
⑧	"	"	両面、防湿形、天井吊下形	
⑨	"	"	片面、防湿形、天井吊下形	

撤去


番号	種類	等級	型式	製造業者	備考
①	避難口	C級	FBK-1155CW	東芝ライテック株式会社	防雨形
②	"	"	"	"	"
③	"	"	FW11971P	松下電工株式会社	"
④	通路	"	FBK-1156CW	"	"
⑤	"	"	"	"	"
⑥	"	"	"	"	"
⑦	"	"	"	"	"
⑧	"	"	"	"	"
⑨	"	"	FBK-10107-GL15	"	"

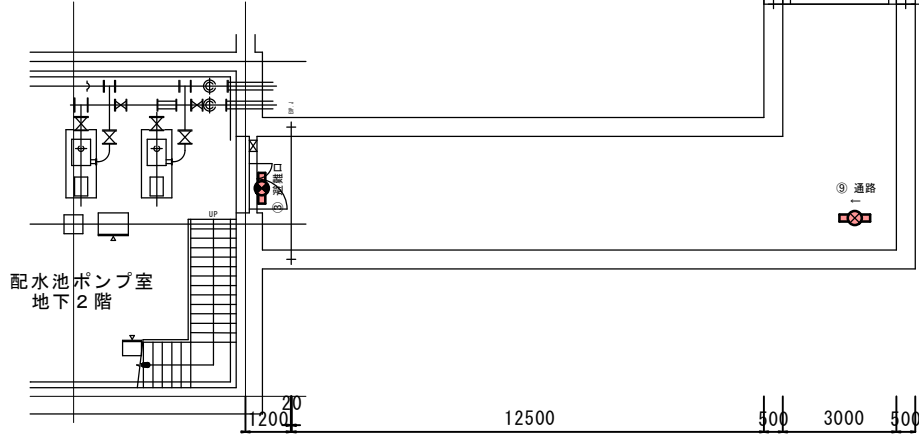

②管廊ブロックB → ①管廊ブロックA

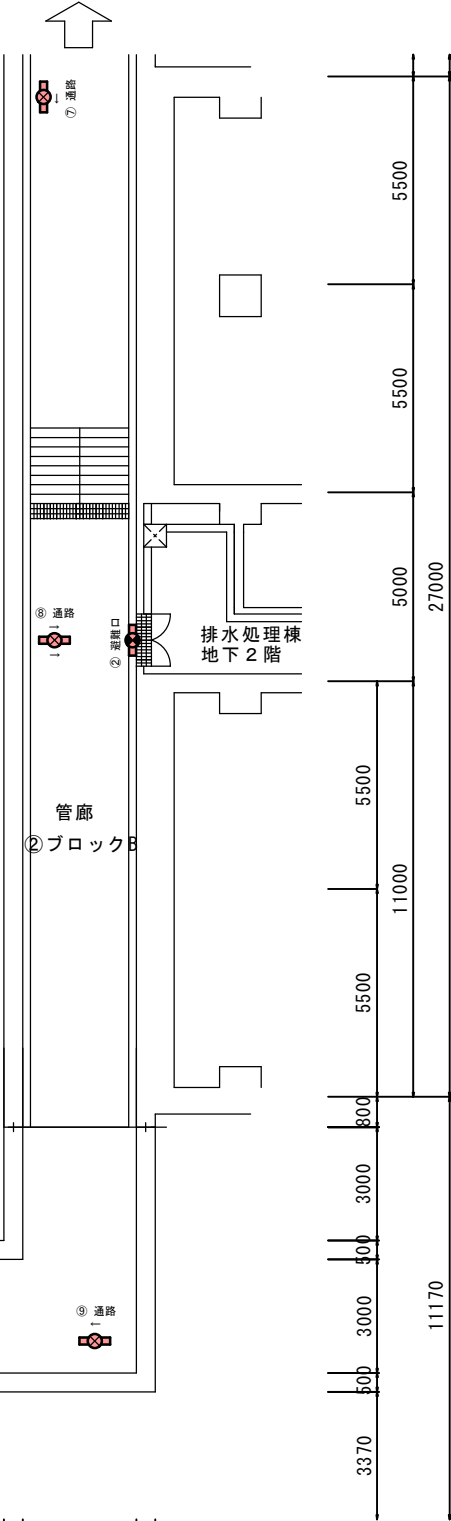

①管廊ブロックA → ②管廊ブロックB

 


浄水処理棟
地下1階

① 避難口

④ 避難口

⑤ 避難口

⑥ 避難口

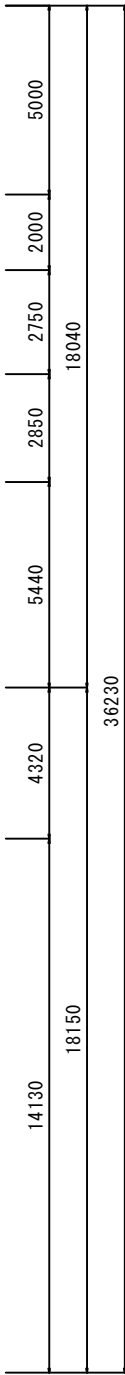

件名	新庄浄水場誘導灯交換修繕		
施工場所	盛岡市加賀野字桜山地内		
図名	地下管廊平面図		
図番	14/14	縮尺	図示

着色部分は修繕対象を示す

地下管廊 平面図 A1:S=1/100 A3:S=1/200