



盛岡市水道浄水場施設維持管理整備事業 設計図			
業務の名称	生出浄水場第3号取水井水中カメラ調査業務委託		
履行場所	盛岡市下田字仲平地内		
図名	位置図、平面図、第3号取水井構造図		
図番	1/1	縮尺	図示

位置図 S=1:5,000

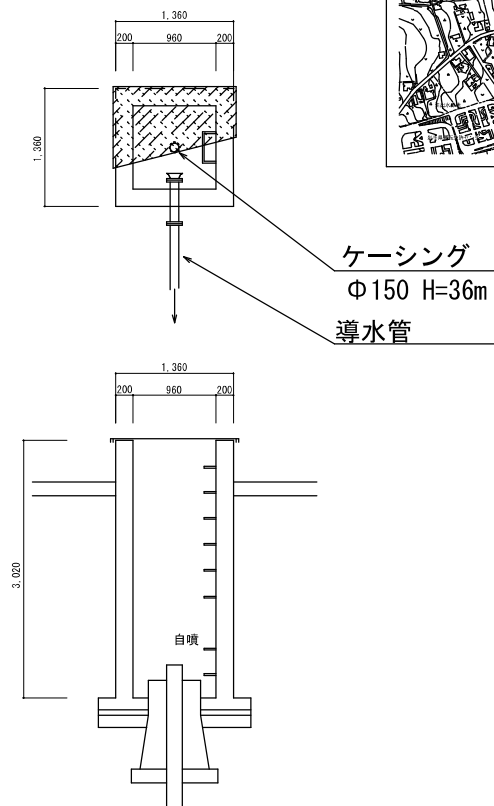

第3号取水井構造図 S=1:30

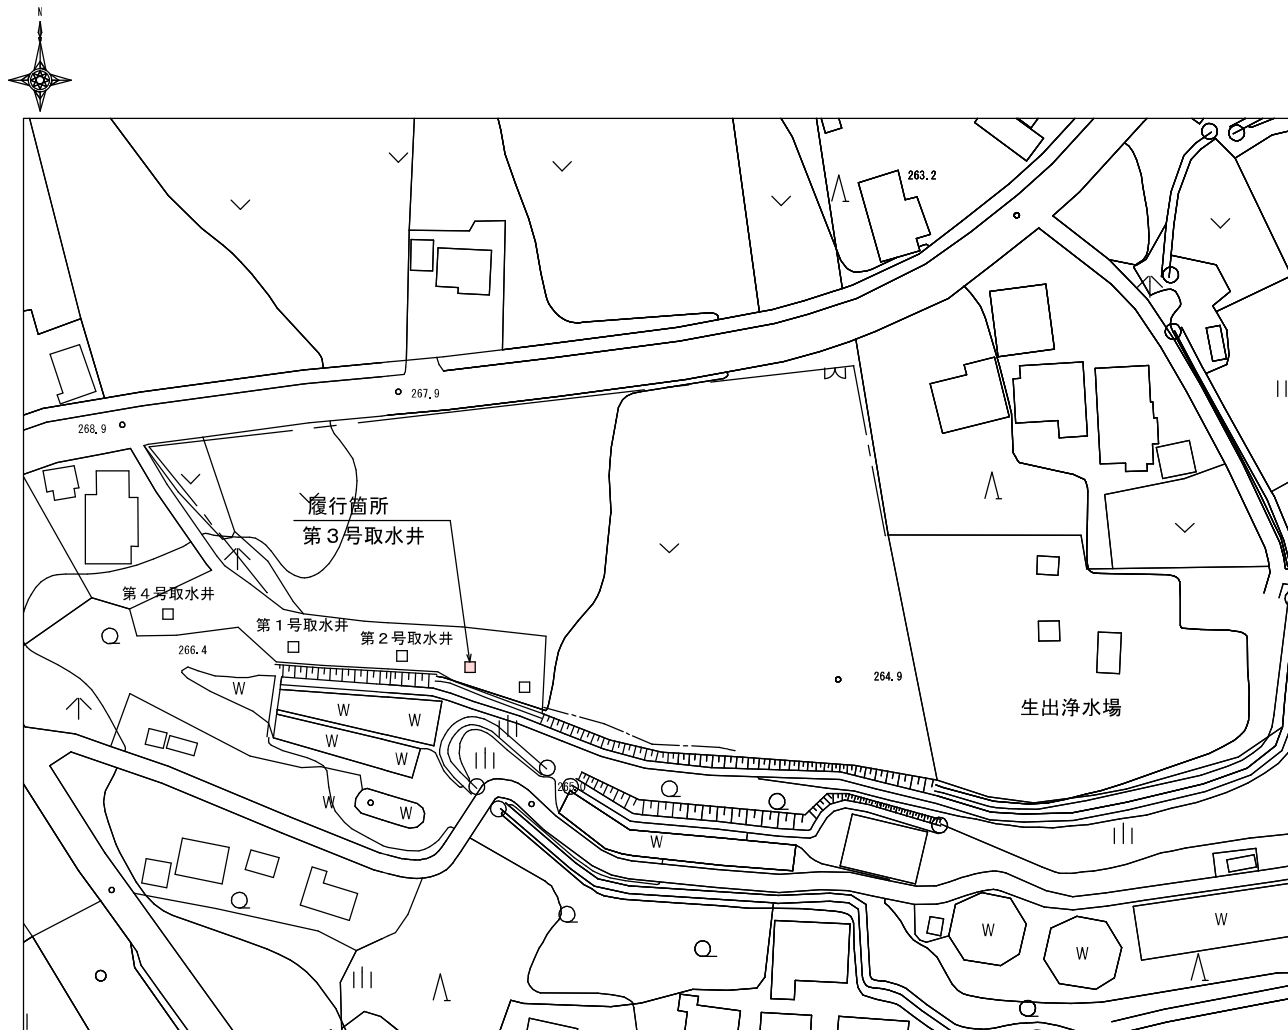

平面図 S=1:500 (生出浄水場)

- 注)
1. は、今回業務委託範囲を示す
 2. 特記なき設備は、全て既設とする。